
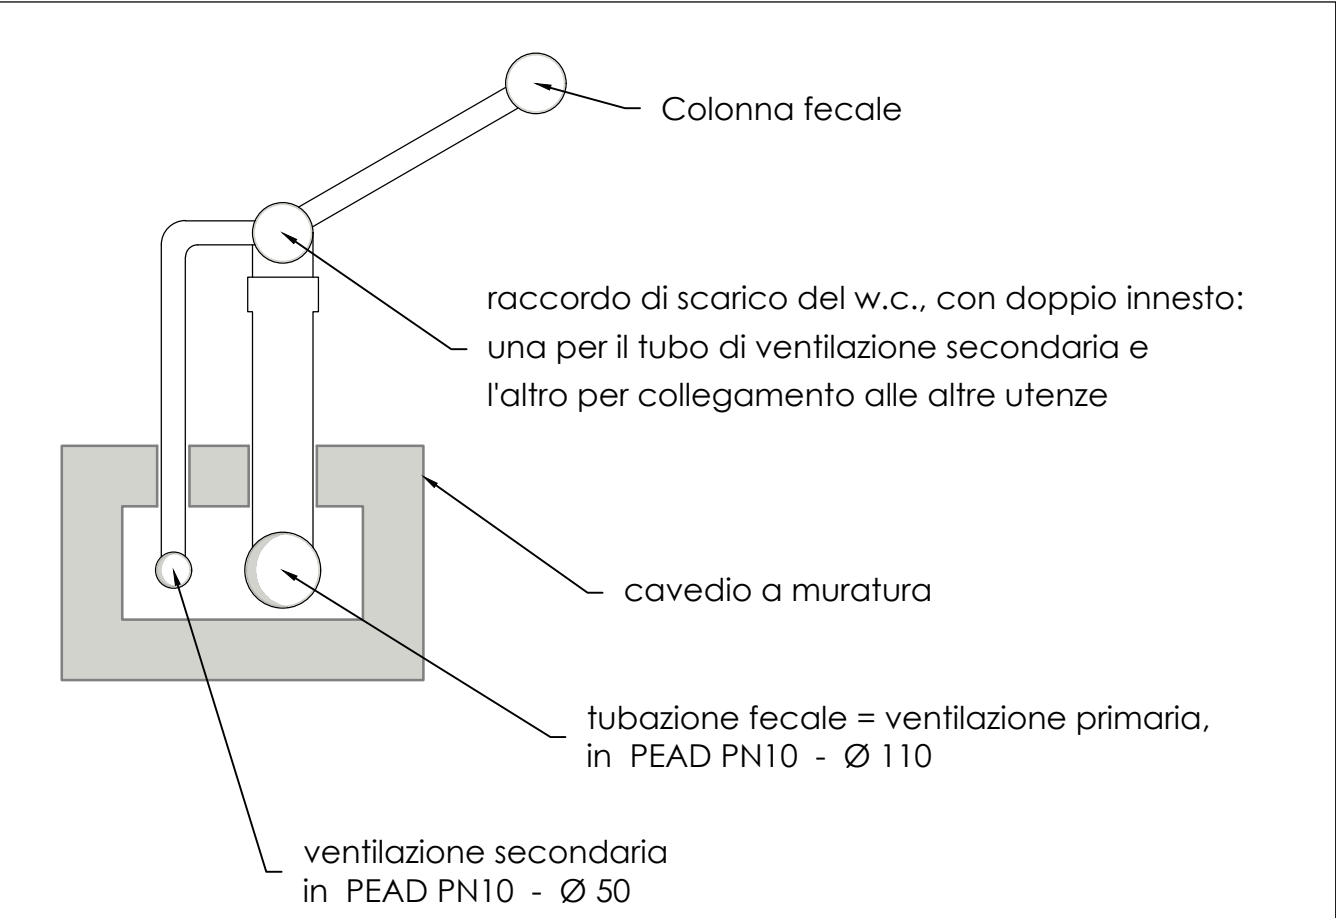
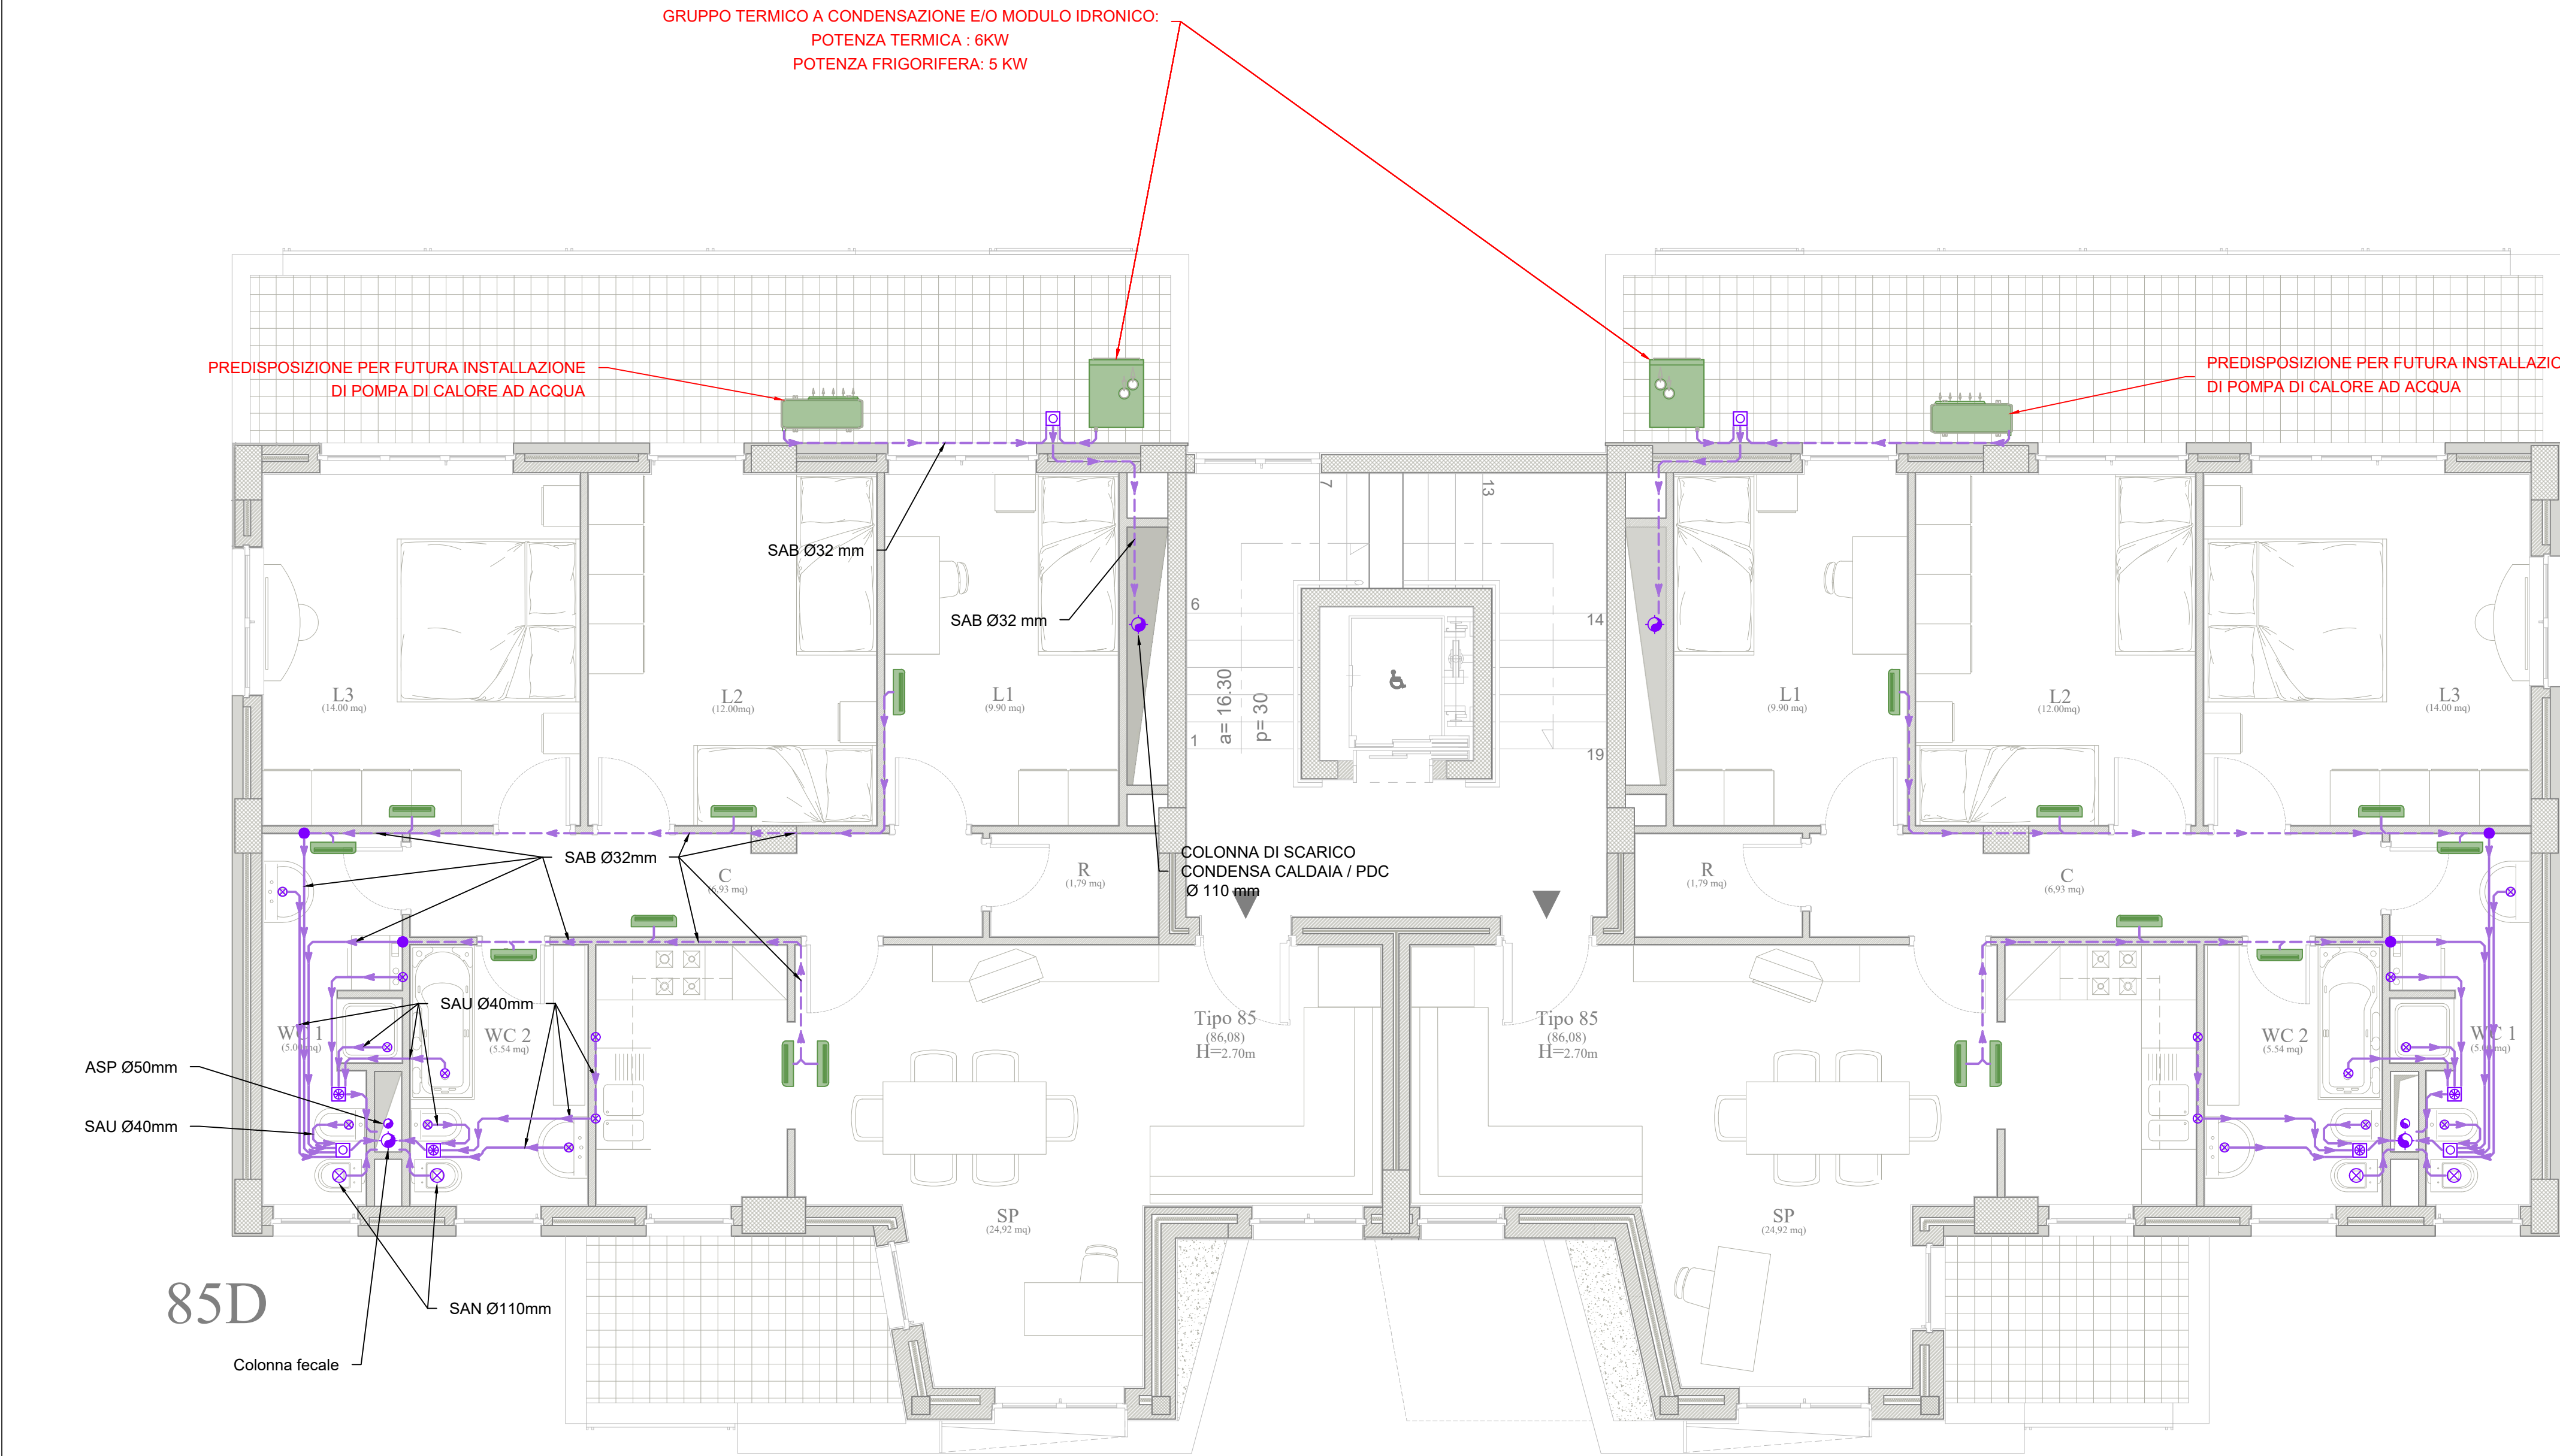


PIANTA PIANO PRIMO

- CORPO DE2 -

scala 1:50

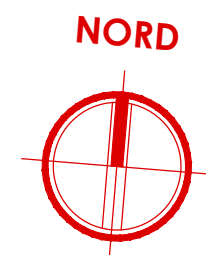

SCHEMA TIPICO DELL'ATTACCO DELLE COLONNE FECALI

scala adattata

NOTE

- 1 - Tubazioni in PVC;
- 2 - Pendenza tubazioni 1%;

OPERE PREVISTE NEL PROGETTO MA ESCLUSE DALL'APPALTO

- **SCARICO ACQUE BIANCHE VENTILCONVETTORE - CORRIDOIO**  
Lo scarico delle acque bianche del ventilconvettore posizionato nel corridoio è stato previsto nel presente progetto, ma verrà escluso dall'appalto;
- **SCARICO ACQUE BIANCHE VENTILCONVETTORE - BAGNI**  
Lo scarico delle acque bianche del ventilconvettore posizionato nel bagno è stato previsto nel presente progetto, ma verrà escluso dall'appalto;



COMPLETAMENTO DELL'INTERVENTO DI EDILIZIA ABITATIVA SOSTITUTIVA PER LA REALIZZAZIONE DI 126 ALLOGGI IN VIA CUPA SPINELLI - CIRCOSCRIZIONE CHIAIANO

1° LOTTO FUNZIONALE - CUP: B62J01000030008

PROGETTO ESECUTIVO

PROGETTAZIONE ATI: INGEGNERIA e SVILUPPO S.R.L. ING. SERGIO CAMERA

San Vitelliano (NA)  
Via Nazionale delle Puglie n. 283  
Telefono 0815198672  
e-mail info@ingegneria.com  
pec info@ingegneria.com  
C.I. e P.IVA n. 07918340834  
COORDINAMENTO DEL PROGETTO  
Ing. ANTONIO RUSSO

DOTT. ING. **RUSCO ANTONIO**  
SEZIONE A  
N° 13012  
13012

DIRETTORE DEI LAVORI: Ing. SERGIO CAMERA  
INTEGRAZIONI SPECIALI: Ing. FRANCESCO SIRIGNANO  
GRUPPO DI LAVORO:  
Arch. VINCENZO RUSSO  
Ing. PASQUALE DE LAURENTIIS  
Arch. MADDALENA GAGLIONE  
Geom. VINCENZO AUTORINO

COMMITTENTE:  
Comune di Napoli  
Area Trasformazione del Territorio  
Servizio Edilizia Residenziale Pubblica e Nuove Centralità

Dirigente:  
Arch. PAOLA CEROTTO

RUP:  
Ing. GIOVANNI DE CARLO

APPROVAZIONI:

OGGETTO:  
IMPIANTO DI SCARICO ACQUE NERE ALLOGGI:  
PIANTA PIANO PRIMO - CORPO DE2

ELABORATO:  
**IMM.DE2\_18**  
SCALA: 1:50  
COMMESSA: 1122\_08  
REDAZIONE: SCA  
VERIFICA: SIR  
APPROVAZIONE: ARU

Rev	Data	Motivazione	Redatto	Verificato	Approvato	Autorizzato
01	OTTOBRE 2020	REVISIONE	PDL	SIR	ARU	RUP