

Legenda simboli	
	Delimitazione lotto 1
	Tubazione per adduzione telefonica di progetto Corrugato a doppia parete interrato, dim. 1 x Ø110 mm
	Tubazione esistente
	Pozzetto in cls di ispezione 80 x 80 cm Completo di chiусino in ghisa sferoidale;
	Pozzetto in cls di ispezione 60 x 60 cm Completo di chiусino in ghisa sferoidale;
	Pozzetto esistente

COMPLETAMENTO DELL'INTERVENTO DI EDILIZIA ABITATIVA SOSTITUTIVA PER LA REALIZZAZIONE DI 126 ALLOGGI IN VIA CUPA SPINELLI - CIRCOSCRIZIONE CHIAIANO

1° LOTTO FUNZIONALE - CUP: B62J01000030008

PROGETTAZIONE ATI: INGEGNERIA e SVILUPPO S.R.L. - ING. SERGIO CAMERA

San Viteiano (NA)  
Via Nazionale delle Puglie n. 283  
Telefono: 081 516872  
e-mail: info@ingegneria.com  
per info@ingegneria.com  
C.I. e P.IVA n. 07165490634  
COORDINAMENTO DEL PROGETTO  
Ing. ANTONIO RUSSO

13012

DIRETTORE DEI LAVORI: Ing. SERGIO CAMERA  
INTEGRAZIONI SPECIALI: Ing. FRANCESCO SIRIGNANO  
GRUPPO DI LAVORO:  
Arch. VINCENZO RUSSO  
Ing. PASQUALE DI LAURENTIS  
Arch. MADDALENA GASLIONE  
Geom. VINCENZO AUTORINO

COMMITTENTE:  
Comune di Napoli  
Area Trasformazione del Territorio  
Servizio Edilizia Residenziale Pubblica e Nuove Centralità

Dirigente:  
Arch. PAOLA CEROTTO

RUP:  
Ing. GIOVANNI DE CARLO


APPROVAZIONI:

OGGETTO:  
IMPIANTO ELETTRICO - ADDUZIONE RETE TELEFONICA

ELABORATO:  
**IME.EST\_6**  
SCALA: 1:200  
COMMESSA: 1122\_08  
REDAZIONE:  
VERIFICA: SIR  
APPROVAZIONE: ARU

01	NOVEMBRE 2020	REVISIONE	PDL	SIR	ARU	RUP
Rev	Data	Motivazione	Redatto	Verificato	Approvato	Autorizzato

A termini di legge ci riserviamo la proprietà di questo elaborato ed i diritti ad esso correlati con divieto di riprodurre, salvo esplicita autorizzazione

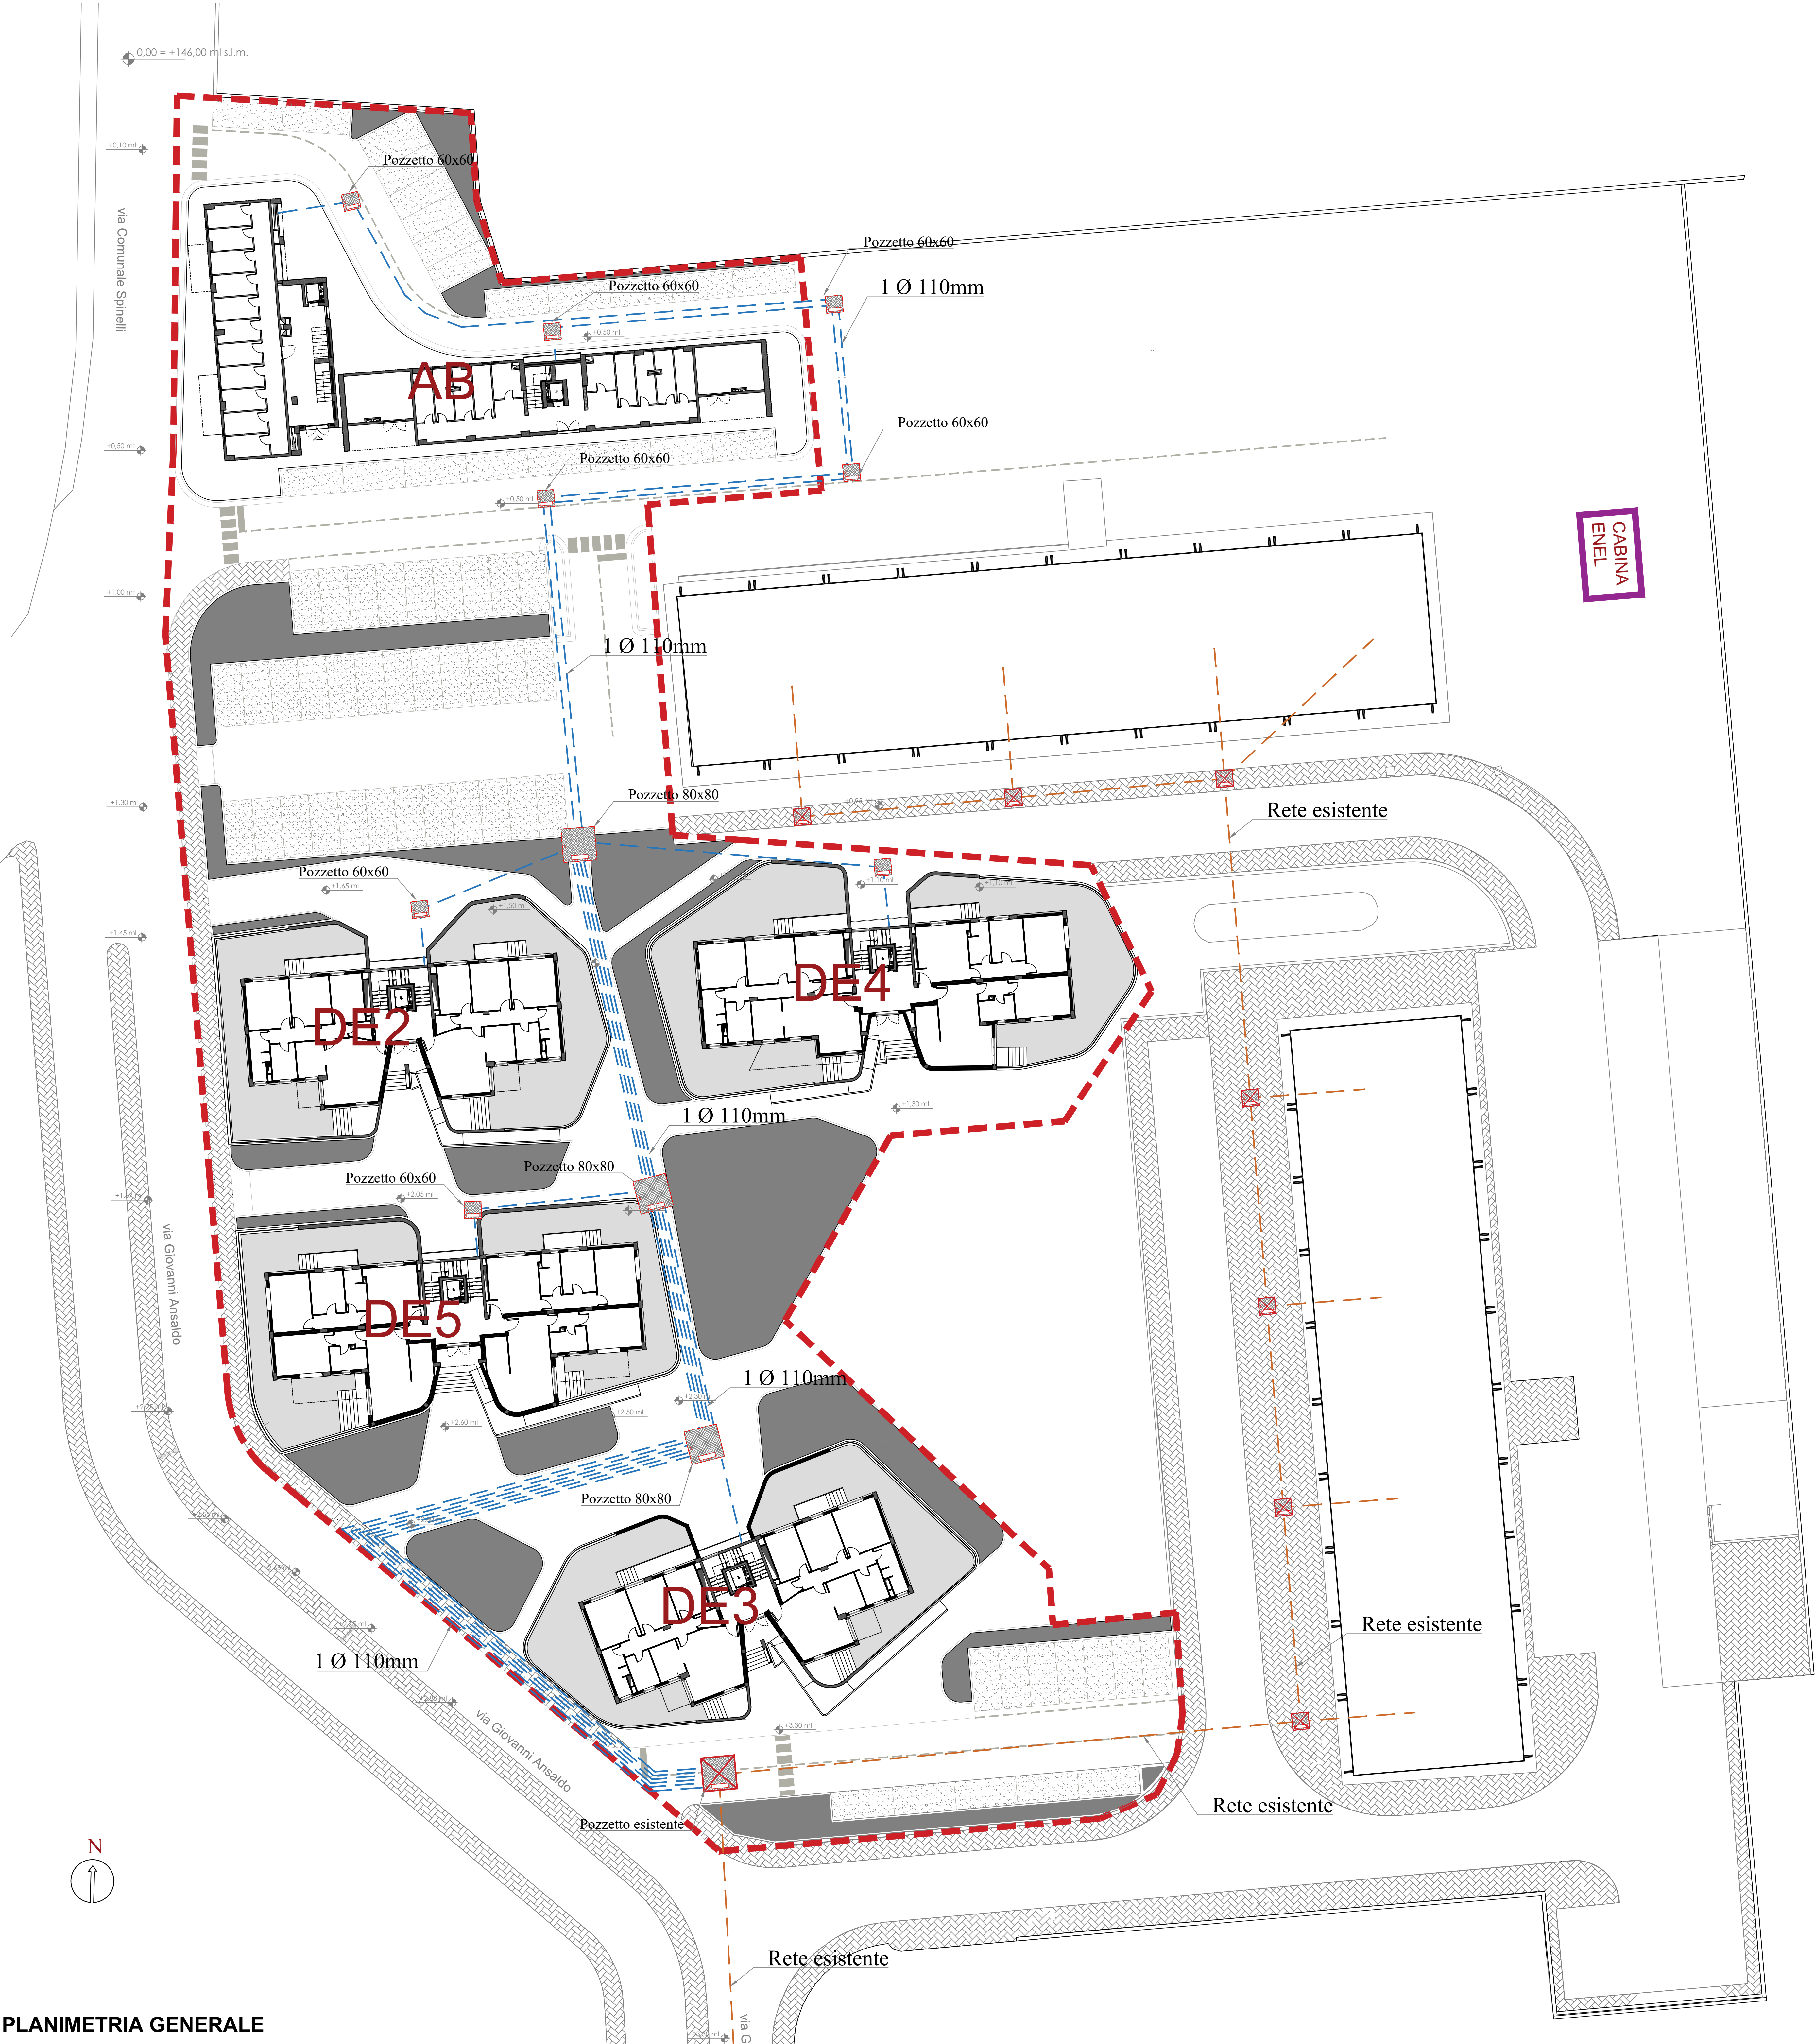

PLANIMETRIA GENERALE