
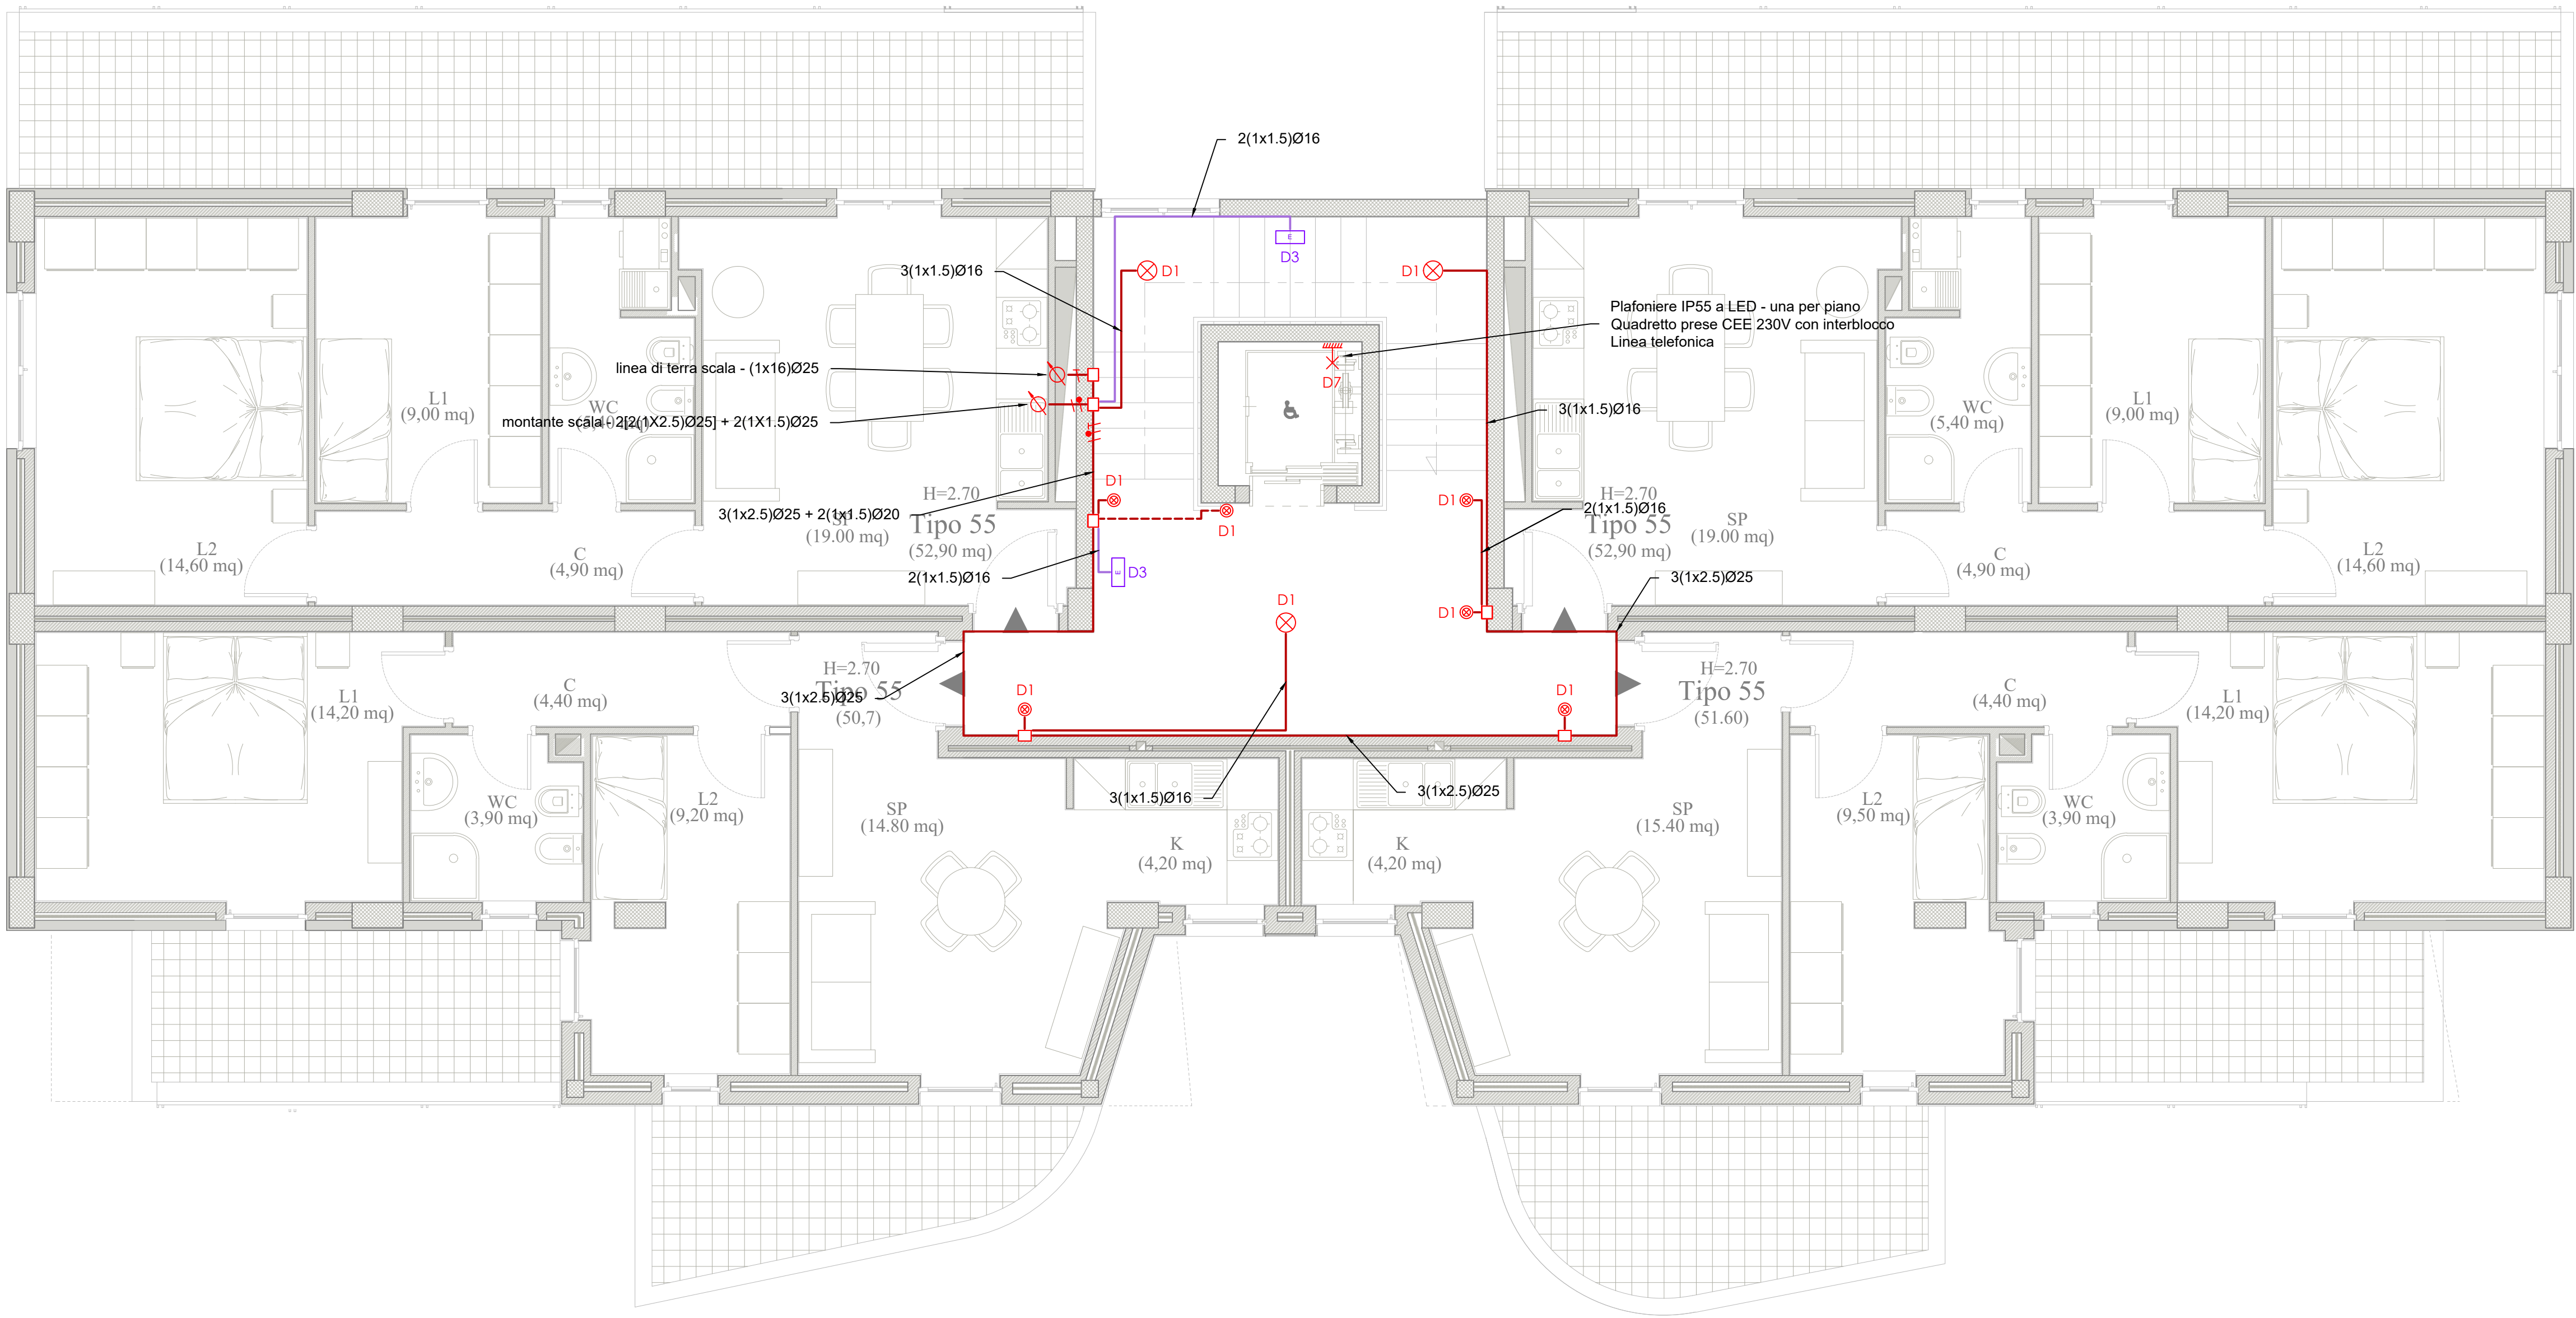


PIANTA PIANO PRIMO
- CORPO DE5 -
scala 1:50

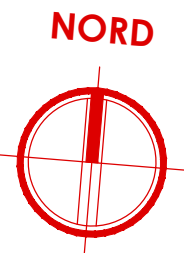

Legenda simboli

| | |
|--|--|
| | Quadro elettrico |
| | Cassetta di derivazione |
| | Conduttura sotto traccia |
| | Terna di conduttori: fase, neutro, terra |
| | Montante elettrica |
| | Punto luce a parete |

| | |
|--|---|
| | Punto luce a soffitto |
| | Interruttore |
| | Pulsante con lampada di segnalazione |
| | Pulsante di sgancio |
| | Presa bypass UNEL 10/16 A |
| | Presa bypass 10/16 A controllata da sistema di gestione energia |

| | |
|--|--|
| | Presa UNEL 16 A con interruttore bipolare controllata da sistema di gestione energia |
| | Attuatore |
| | Alimentazione 24V linea BUS |
| | Plafoniera di emergenza a LED |
| | Suoneria |
| | Motore |

Legenda QUADRO "D"

| | |
|----|-------------------------------|
| D | Linea: carichi normali |
| D1 | Linea: luci scala |
| D2 | Linea: luci cantinola |
| D3 | Linea: luci emergenza |
| D4 | Linea: luci vano contatore |
| D5 | Linea: citofono |
| D6 | Linea: TV centralizzata |
| D7 | Linea: servizi vano ascensore |
| D8 | Linea: ascensore |
| D9 | Linea: riserva |

NOTE

Per i dettagli di installazine delle apparecchiature si rimanda ai particolari riportati nelle tavole da IME.PART_1 e IME.PART_2



COMPLETAMENTO DELL'INTERVENTO DI EDILIZIA ABITATIVA SOSTITUTIVA PER LA
REALIZZAZIONE DI 126 ALLOGGI IN VIA CUPA SPINELLI - CIRCOSCRIZIONE
CHIAIANO

1° LOTTO FUNZIONALE - CUP: B62J01000030008

PROGETTO ESECUTIVO

PROGETTAZIONE ATI: INGEGNERIA e SVILUPPO S.R.L. e ING. SERGIO CAMERA

ingegneria e sviluppo
San Vitelliano (NA)
Via Nazionale delle Puglie n. 283
Telefono 0815198672
e-mail info@ingegneria.com
per info@pec.ingegneria.com
C.R. e P.IVA n. 07918340634
COORDINAMENTO DEL PROGETTO
Ing. ANTONIO RUSSO

ING. SERGIO CAMERA
DIRETTORE DEI LAVORI: Ing. SERGIO CAMERA
INTEGRAZIONI SPECIALIS: Ing. FRANCESCO SIRIGNANO
GRUPPO DI LAVORO:
Arch. VINCENZO RUSSO
Ing. PASQUALE DE LAURENTIS
Arch. MADDALENA GAGLIONE
Geom. VINCENZO AUTORINO

COMMITTENTE:
Comune di Napoli
Area Trasformazione del Territorio
Servizio Edilizia Residenziale Pubblica e Nuove Centralità

Dirigente:
Arch. PAOLA CEROTTO

RUP:
Ing. GIOVANNI DE CARLO

APPROVAZIONI:

| | |
|---|--|
| OGGETTO: | ELABORATO: |
| IMPIANTO ELETTRICO - ILLUMINAZIONE ZONE COMUNI: PIANTA PIANO PRIMO - CORPO DE5 | IME.DE5_10 SCALA: 1:50 COMMESSA: H22_08 REDAZIONE: SCA VERIFICA: SIR APPROVAZIONE: ARU |

| Rev | Data | Motivazione | Redatto | Verificato | Approvato | Autorizzato |
|-----|------|-------------|---------|------------|-----------|-------------|
| | | | | | | |
| | | | | | | |
| | | | | | | |