
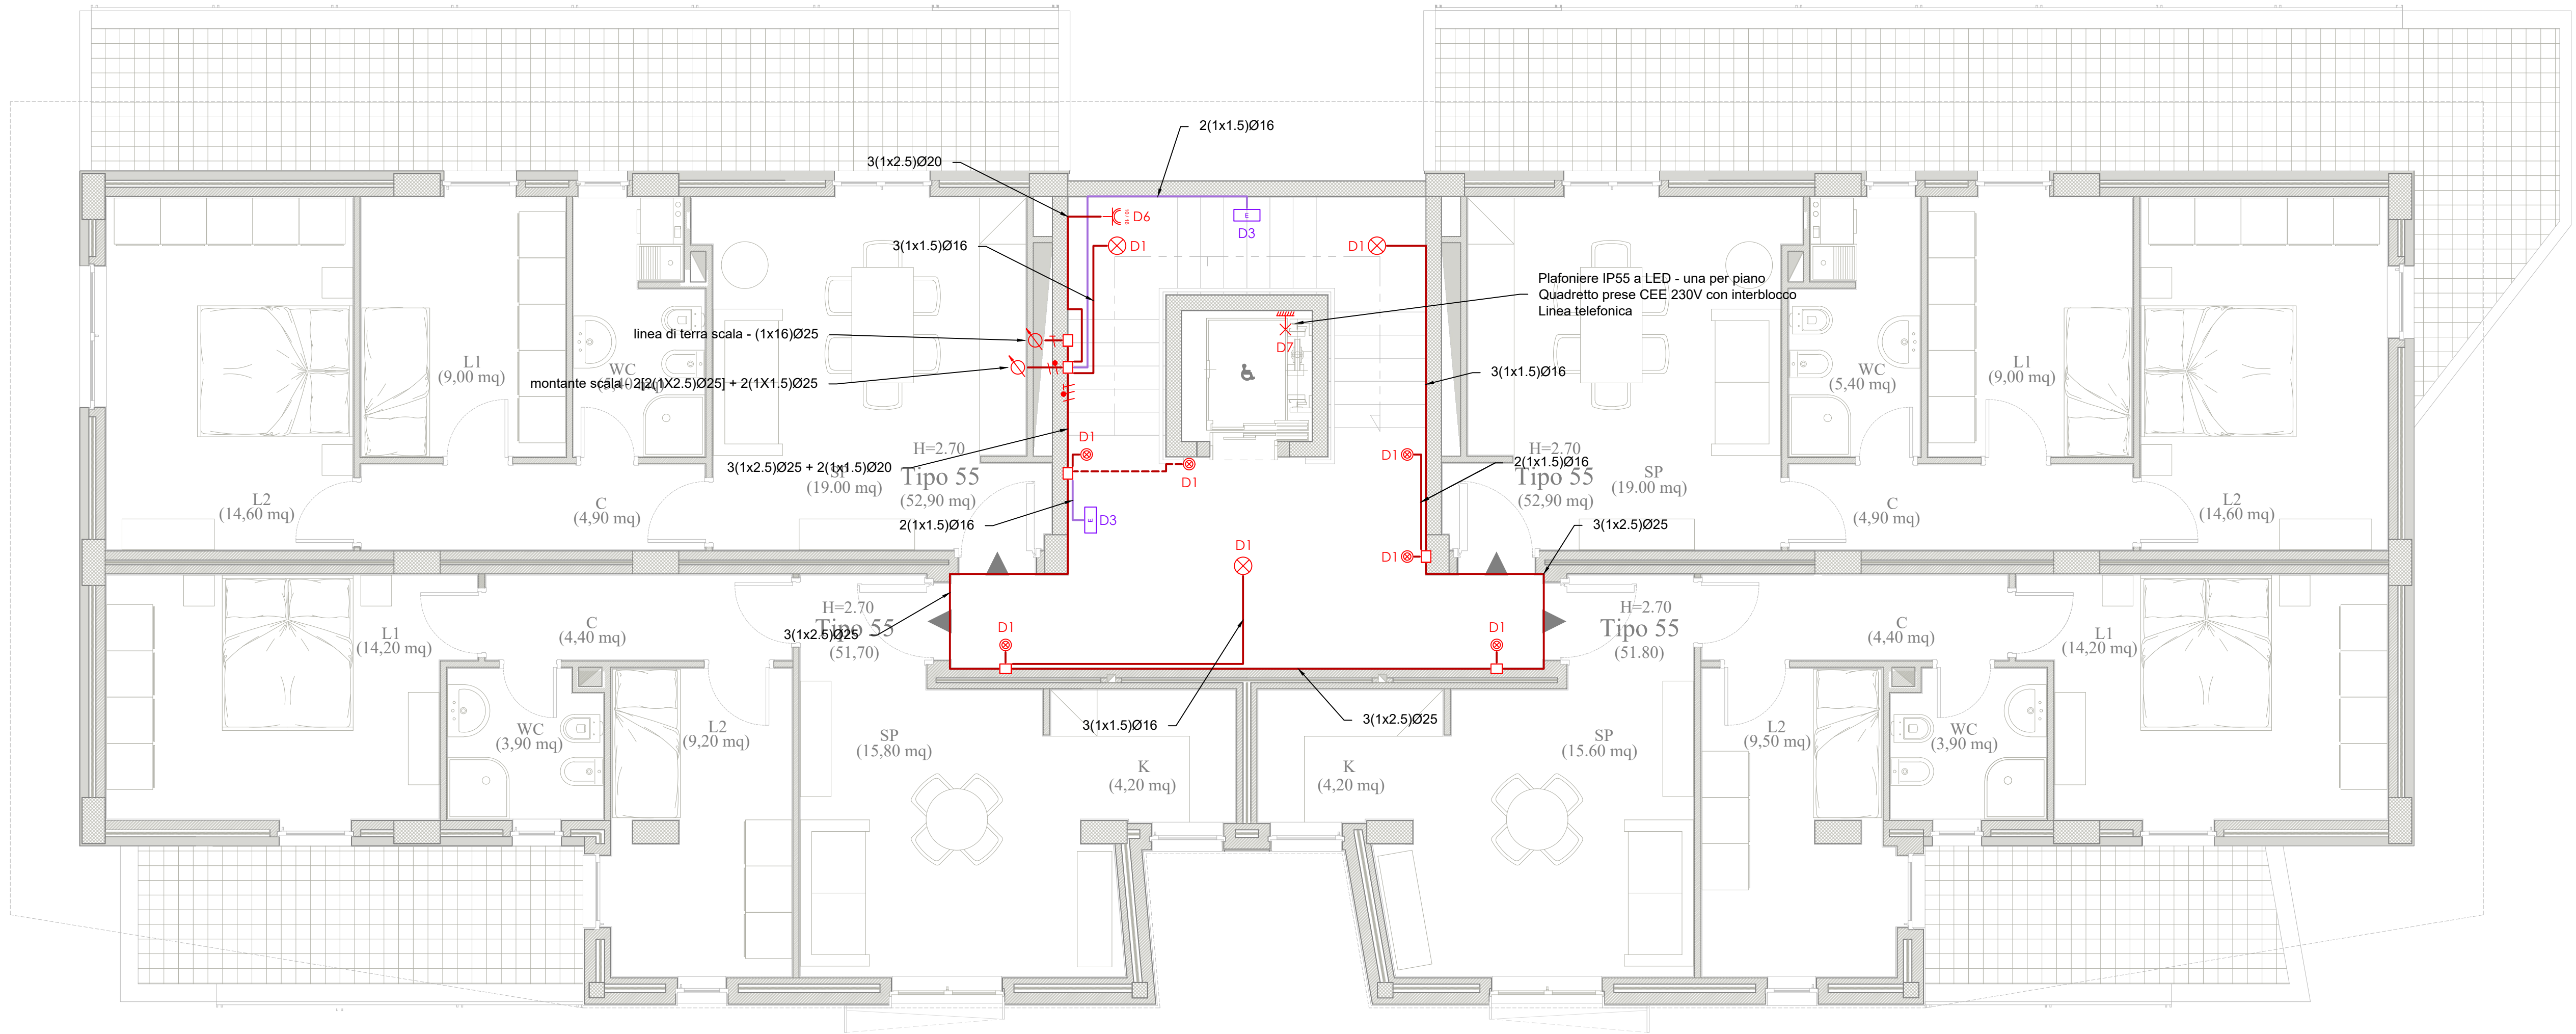


PIANTA PIANO SECONDO

- CORPO DE5 -

scala 1:50

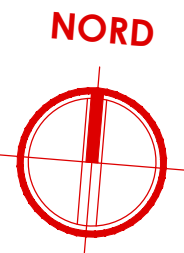

Legenda simboli

	Quadro elettrico
	Cassetta di derivazione
	Conduttura sotto traccia
	Terna di conduttori: fase, neutro, terra
	Montante elettrica
	Punto luce a parete

	Punto luce a soffitto
	Interruttore
	Pulsante con lampada di segnalazione
	Pulsante di sgancio
	Pres a bipasso UNEL 10/16 A
	Pres a bipasso 10/16 A controllata da sistema di gestione energia

	Pres a UNEL 16 A con interruttore bipolare controllata da sistema di gestione energia
	Attuatore
	Alimentazione 24V linea BUS
	Plafoniera di emergenza a LED
	Suoneria
	Motore

Legenda QUADRO "D"

D	Linea: carichi normali
D1	Linea: luci scala
D2	Linea: luci cantinola
D3	Linea: luci emergenza
D4	Linea: luci vano contatore
D5	Linea: citofono
D6	Linea: TV centralizzata
D7	Linea: servizi vano ascensore
D8	Linea: ascensore
D9	Linea: riserva

NOTE

Per i dettagli di installazine delle apparecchiature si rimanda ai particolari riportati nelle tavole da IME.PART\_1 e IME.PART\_2



COMPLETAMENTO DELL'INTERVENTO DI EDILIZIA ABITATIVA SOSTITUTIVA PER LA REALIZZAZIONE DI 126 ALLOGGI IN VIA CUPA SPINELLI - CIRCOSCRIZIONE CHIAIANO

1° LOTTO FUNZIONALE - CUP: B62J01000030008

PROGETTO ESECUTIVO

PROGETTAZIONE ATI: INGEGNERIA e SVILUPPO S.R.L. - ING. SERGIO CAMERA

San Vitiello (NA)  
Via Nazionale delle Puglie n. 283  
Telefono 0815198672  
e-mail info@esingegneria.com  
per info@esingegneria.com  
C.F. e P.I.V.A n. 07918340634  
COORDINAMENTO DEL PROGETTO  
Ing. ANTONIO RUSSO

DOT. ING. RUSSO ANTONIO  
SEZIONE A  
GRUPPO DI LAVORO  
Arch. VINCENZO RUSSO  
Ing. PASQUALINO DE LAURENTIS  
Arch. MADDALENA GAGLIONE  
Geom. VINCENZO AUTIORINO

DIRETTORE DEI LAVORI: Ing. SERGIO CAMERA  
INTEGRAZIONI SPECIALIS: Ing. FRANCESCO SIRIGNANO  
Arch. VINCENZO RUSSO  
Ing. PASQUALINO DE LAURENTIS  
Arch. MADDALENA GAGLIONE  
Geom. VINCENZO AUTIORINO

COMMITTENTE:  
Comune di Napoli  
Area Trasformazione del Territorio  
Servizio Edilizia Residenziale Pubblica e Nuove Centralità

Dirigente:  
Arch: PAOLA CEROTTO

RUP:  
Ing. GIOVANNI DE CARLO

APPROVAZIONI:

OGGETTO:  
IMPIANTO ELETTRICO - ILLUMINAZIONE ZONE COMUNI:  
PIANTA PIANO SECONDO - CORPO DE5

ELABORATO:  
**IME.DE5\_11**

SCALA: 1:50  
COMMESSA: H22\_08  
REDAZIONE: SCA  
VERIFICA: SIR  
APPROVAZIONE: ARU

Rev	Data	Motivazione	Redatto	Verificato	Approvato	Autorizzato