
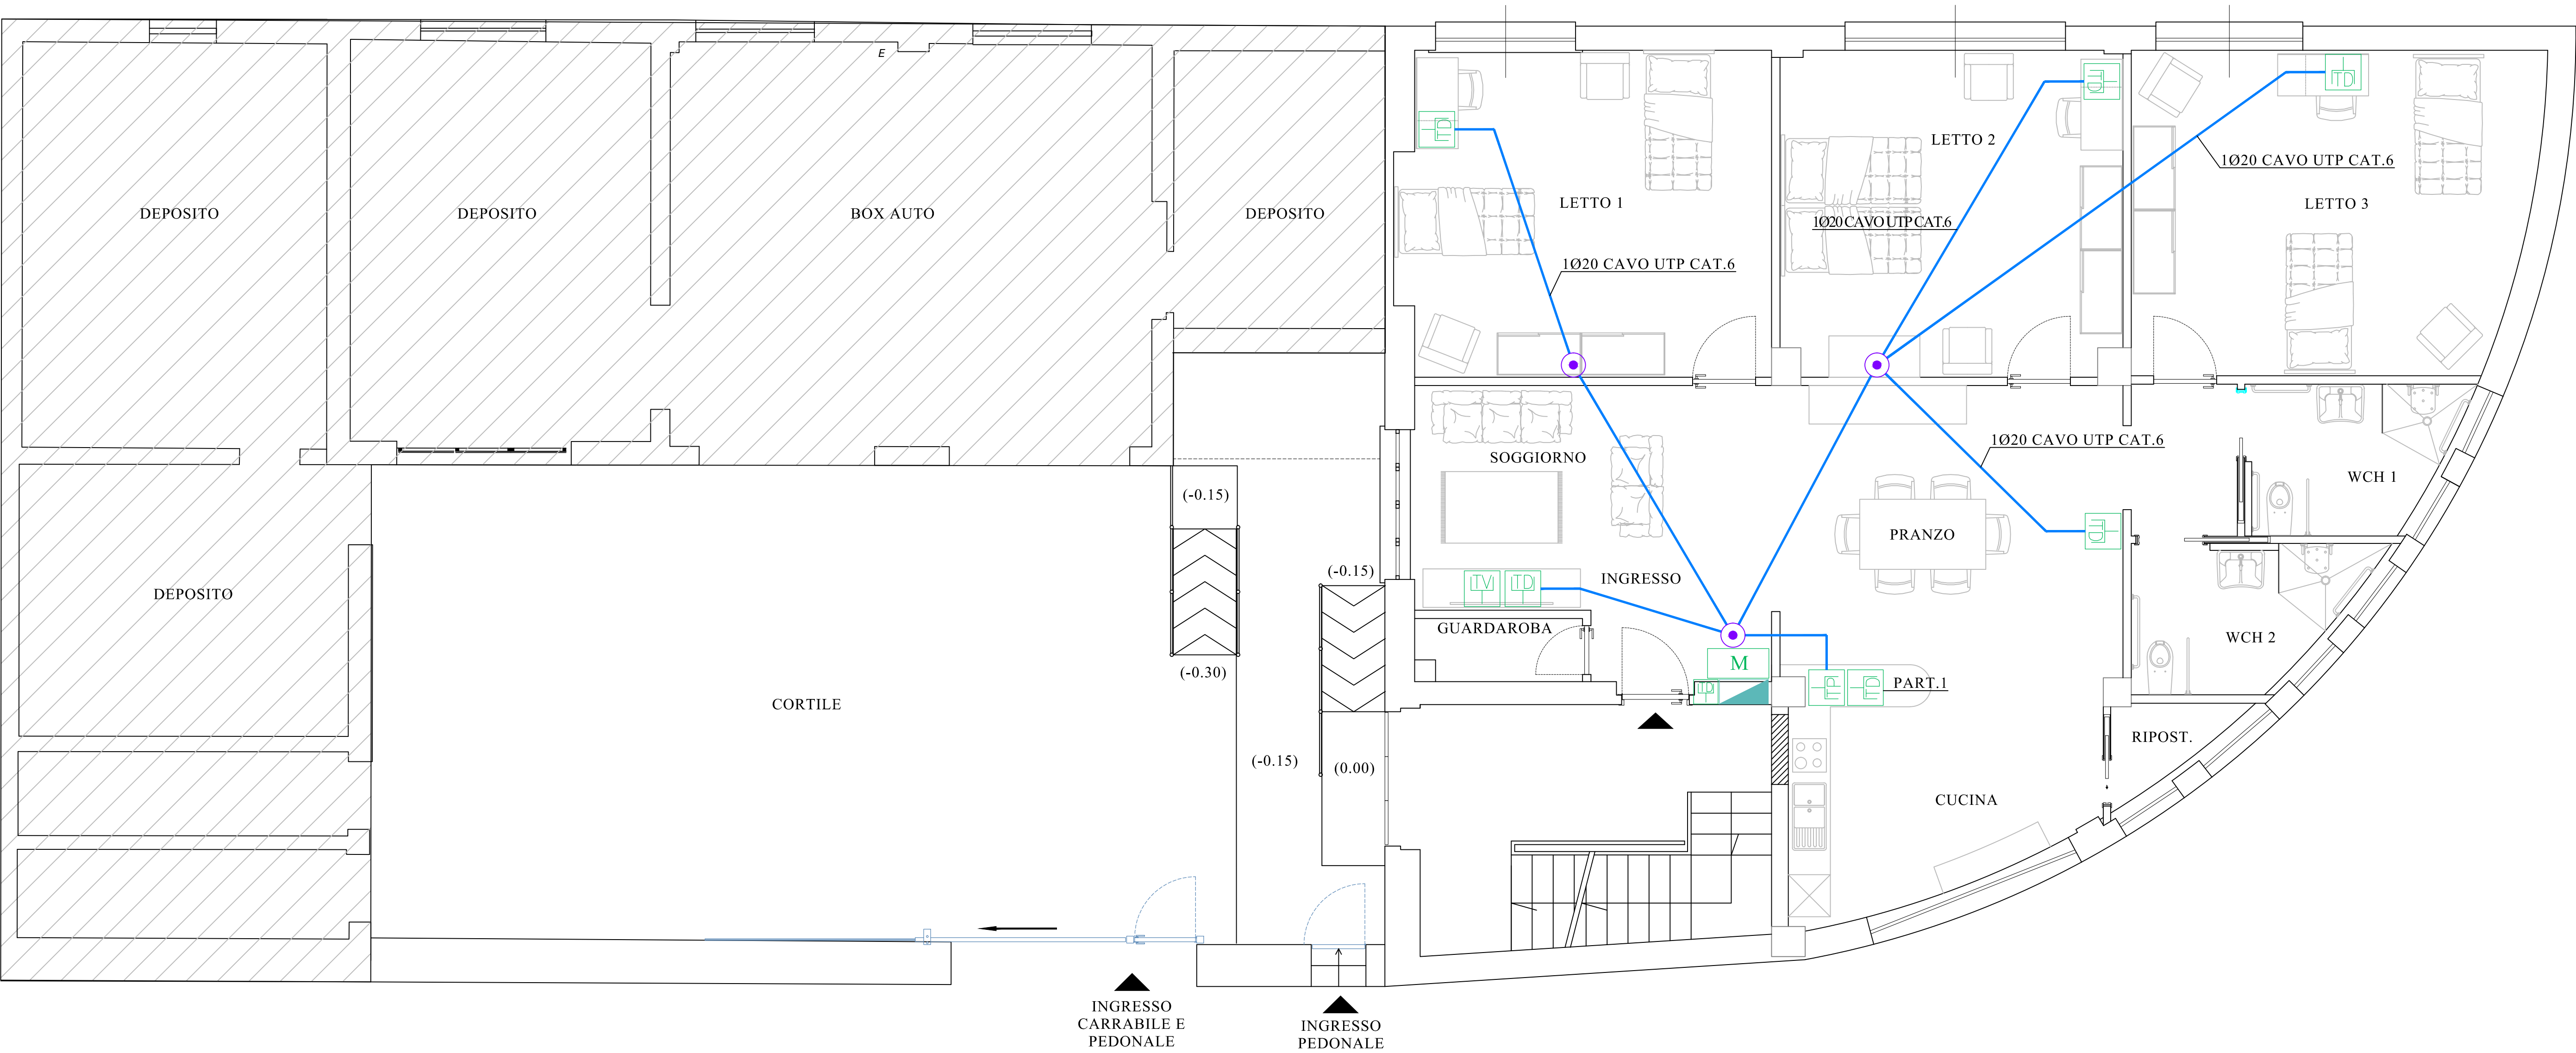


LEGENDA SIMBOLI

	QUADRO ELETTRICO
	PUNTO PRESA IMPIANTO DATI
	PUNTO PRESA IMPIANTO TELEVISIVO
	PUNTO PRESA IMPIANTO FONIA
	MODEM
	SCATOLA DI DERIVAZIONE PER POSA INCASSATA
	TUBAZIONE IN PVC FLESSIBILE PESANTE

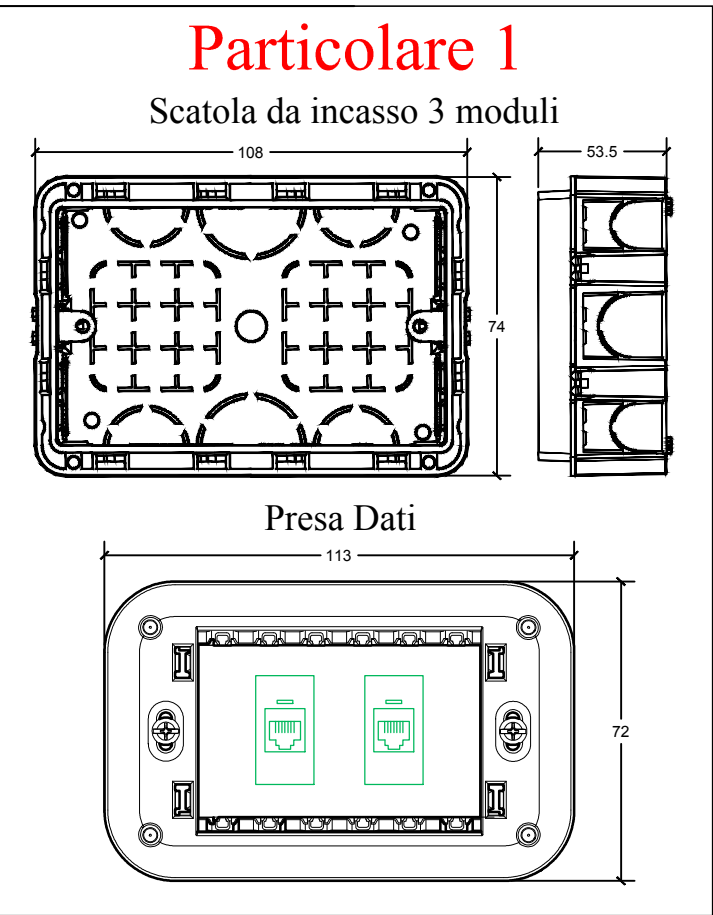

VIA BRIGATA BOLOGNA

PIANTA PIANO TERRA SCALA 1:50

Comune di Napoli

INTERVENTO DI RIQUALIFICAZIONE EDILIZIA E ADEGUAMENTO IMPIANTISTICO DELL'IMMOBILE DI PROPRIETÀ DEL COMUNE DI NAPOLI, SITO AL PIANO TERRA DI VIA BRIGATA BOLOGNA N.12-14", NELL'AMBITO DEL PIANO NAZIONALE DI RIPRESA E RESILIENZA (PNRR) MISSIONE 5 COMPONENTE 2- INVESTIMENTO 1.2 - PERCORSI IN AUTONOMIA PER PERSONE CON DISABILITÀ.

COMMESSA: BB	LIVELLO DI PROGETTAZIONE: ESECUTIVO	FILE: BB_E_IE03	N°: IE03
TITOLO: PROGETTO: SCHEMA TOPOGRAFICO DELL'IMPIANTO PRESE TELEFONIA/DATI	SCALA: 1:50	DIRETTORE TECNICO:	
DATA: 15/09/2023	DESCRIZIONE:	VISTO:	

COMMITTENTE: Comune di Napoli

PROGETTISTA:

RTP: arch. Francesco Ferraro (mandatario) – Progetto architettonico, Direzione Lavori, CSP, CSE  
ing. Gianpiero Rasulo (mandante) – Progetto Impianti tecnologici  
arch. Valentino Schettini (mandante) – Progetto architettonico

Viale Augusto 62 – 80125 Napoli email: arch.ferraro@raconsulting.it