


PIANTA PIANO TERRA

- CORPO A-B -

scala 1:50

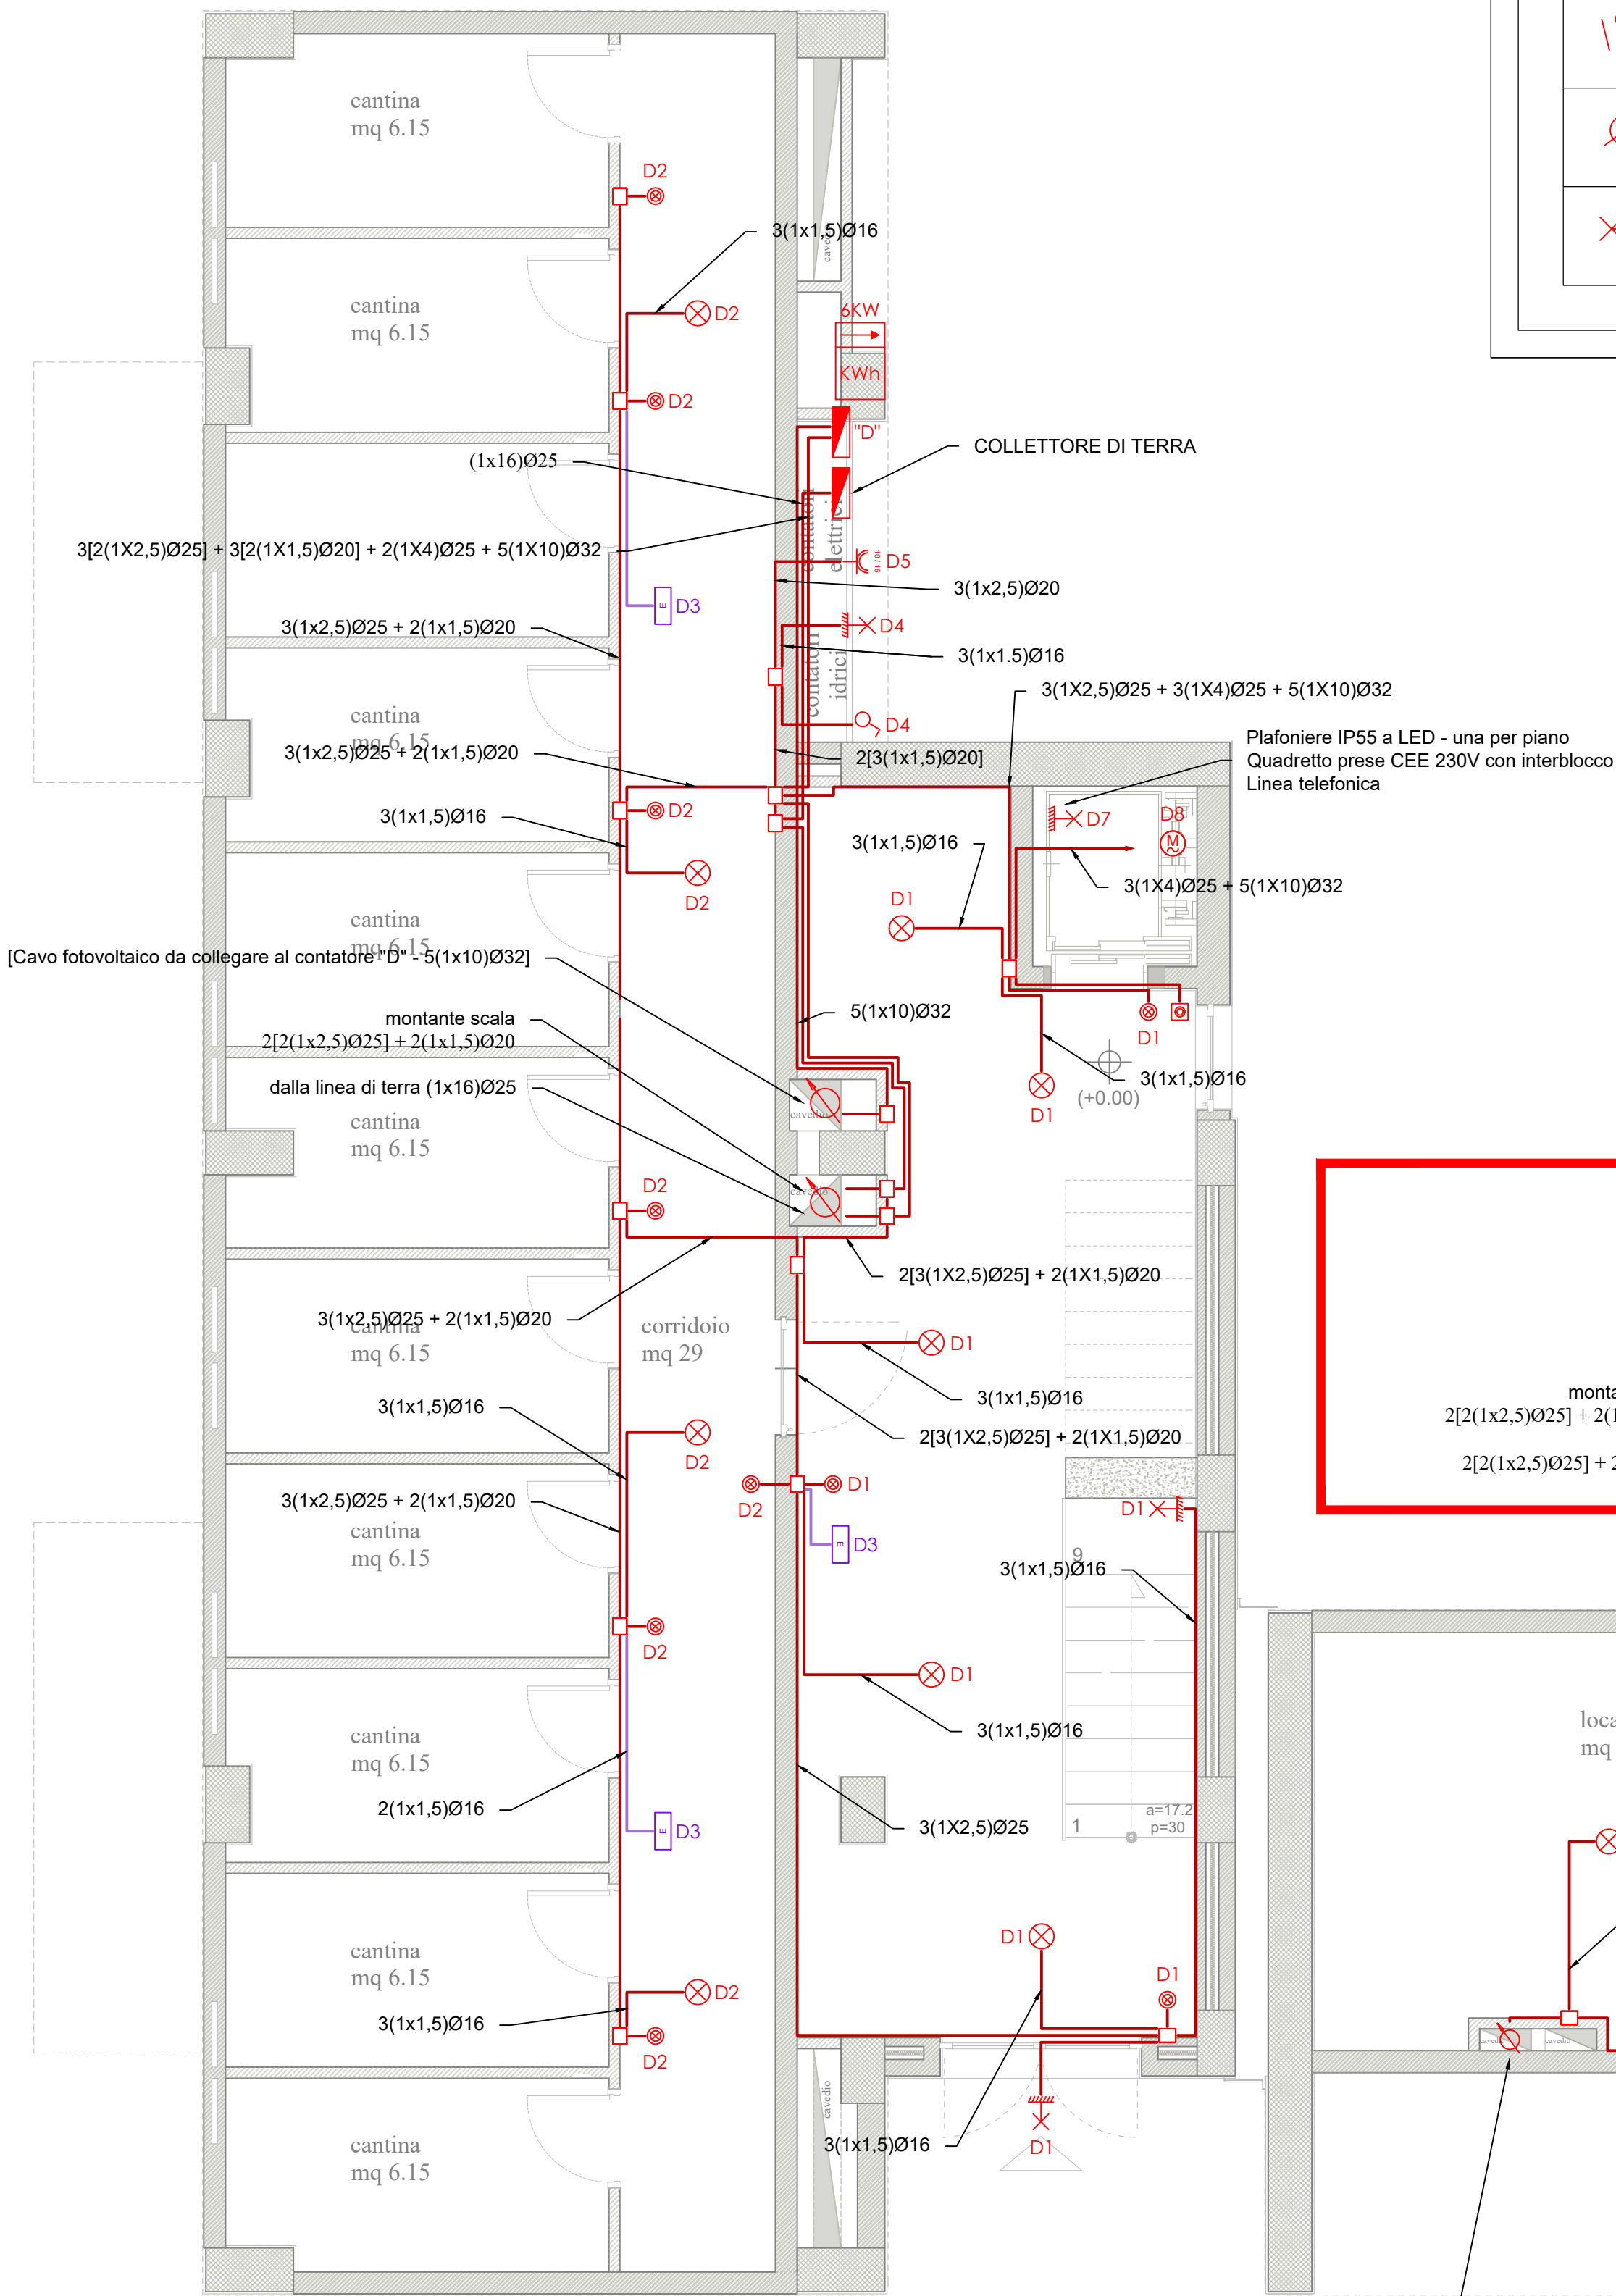

Legenda simboli

	Quadro elettrico
	Cassetta di derivazione
	Conduttura sotto traccia
	Terna di conduttori: fase, neutro, terra
	Montante elettrica
	Punto luce a parete

	Punto luce a soffitto
	Interruttore
	Pulsante con lampada di segnalazione
	Pulsante di sgancio
	Presenza bipasso UNEL 10/16 A
	Presenza bipasso 10/16 A controllata da sistema di gestione energia
	Presenza UNEL 16 A con interruttore bipolare controllata da sistema di gestione energia
	Attuatore
	Alimentazione 24V linea BUS
	Plafoniera di emergenza a LED
	Suoneria
	Motore

Legenda QUADRO "A"


A	Linea: carichi normali
A1	Linea: quadro "B" cantinola
A2	Linea: quadro "C" alloggio

Legenda QUADRO "C"

C	Linea: carichi normali
C1	Linea: luci giorno
C2	Linea: luci notte
C3	Linea: prese giorno
C4	Linea: prese notte
C5	Linea: fan-colls
C6	Linea: gruppo termico
C7	Linea: chiller a pompa di calore
C8	Linea: domotica
C9	Linea: riserva

NOTE

Per i dettagli di installazine delle apparecchiature si rimanda ai particolari riportati nelle tavole da IME.PART_1 e IME.PART_2

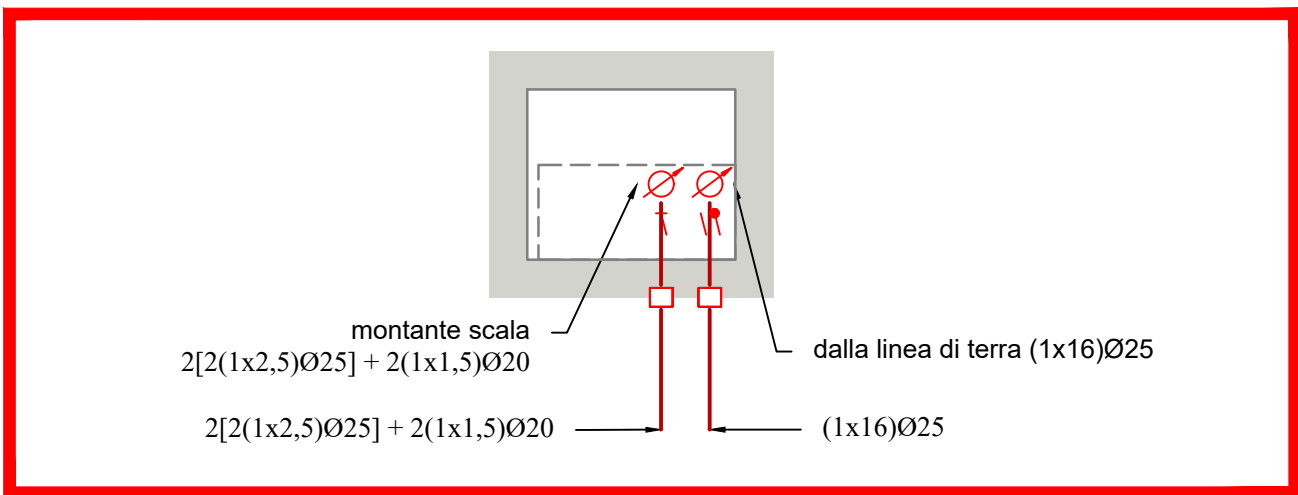

PARTICOLARE CAVEDIO TECNICO "B 3"

