
 




scala 1:50

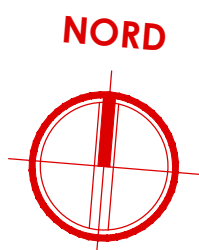

QE Quadro elettrico



 
☐ Cassetta di derivazione





 Terna di conduttori: fase, neutro, terra



 Punto luce a parete



Interruttore

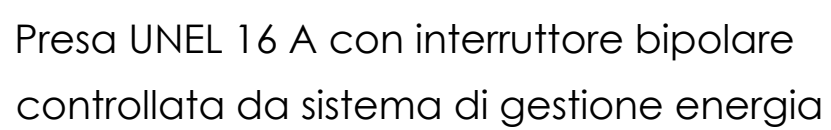 

D Linea: carichi normali

D1 Linea: luci scala

D2 Linea: luci cantinola

D3 Linea: luci emergenza

D4 Linea: luci vano contatore

D5 Linea: citofono

D6 Linea: TV centralizzata

D7 Linea: servizi vano ascensore

D8 Linea: ascensore

D9 Linea: riserva

Per i dettagli di installazione delle apparecchiature si rimanda ai particolari riportati nelle tavole da IME.PART_1 e IME.PART_2

COMPLETAMENTO DELL'INTERVENTO DI EDILIZIA ABITATIVA SOSTITUTIVA PER LA
REALIZZAZIONE DI 126 ALLOGGI IN VIA CUPA SPINELLI - CIRCOSCRIZIONE
CHIAIANO

1° LOTTO FUNZIONALE - CUP: B62J01000030008

PROGETTO ESECUTIVO

PROGETTAZIONE ATI: INGEGNERIA e SVILUPPO S.R.L. ING. SERGIO CAMERA



DIRETTORE DEI LAVORI: Ing. SERGIO CAMERA
 INTEGRAZIONI SPECIALI.: Ing. FRANCESCO SIRIGNANO
 GRUPPO DI LAVORO:
 Arch. VINCENZO RUSSO
 Ing. PASQUALE DI LAURENTIIS
 Arch. MADDALENA GAGLIONE
 Geom. VINCENZO AUTORINO

COMMITTENTE:
Comune di Napoli
Area Trasformazione del Territorio
Servizio Edilizia Residenziale Pubblica e Nuove Centralità

Dirigente:
Arch. PAOLA CEROTTO

RUP:
Ing. GIOVANNI DE CARLO

APPROVAZIONI:

OGGETTO:

IMPIANTO ELETTRICO - ILLUMINAZIONE ZONE COMUNI:
PIANTA PIANO PRIMO - CORPO DE2

ELABORATO:
IME.DE2_12

SCALA: 1:50
COMMESSA: I122_08
REDAZIONE: SCA
VERIFICA: SIR
APPROVAZIONE: ARU

Rev	Data	Motivazione	Redatto	Verificato	Approvato	Autorizzato

A termine di legge ci riserviamo la proprietà di questo elaborato ed i diritti ad esso correlati con divieto di riproduzione, salvo esplicita autorizzazione.