


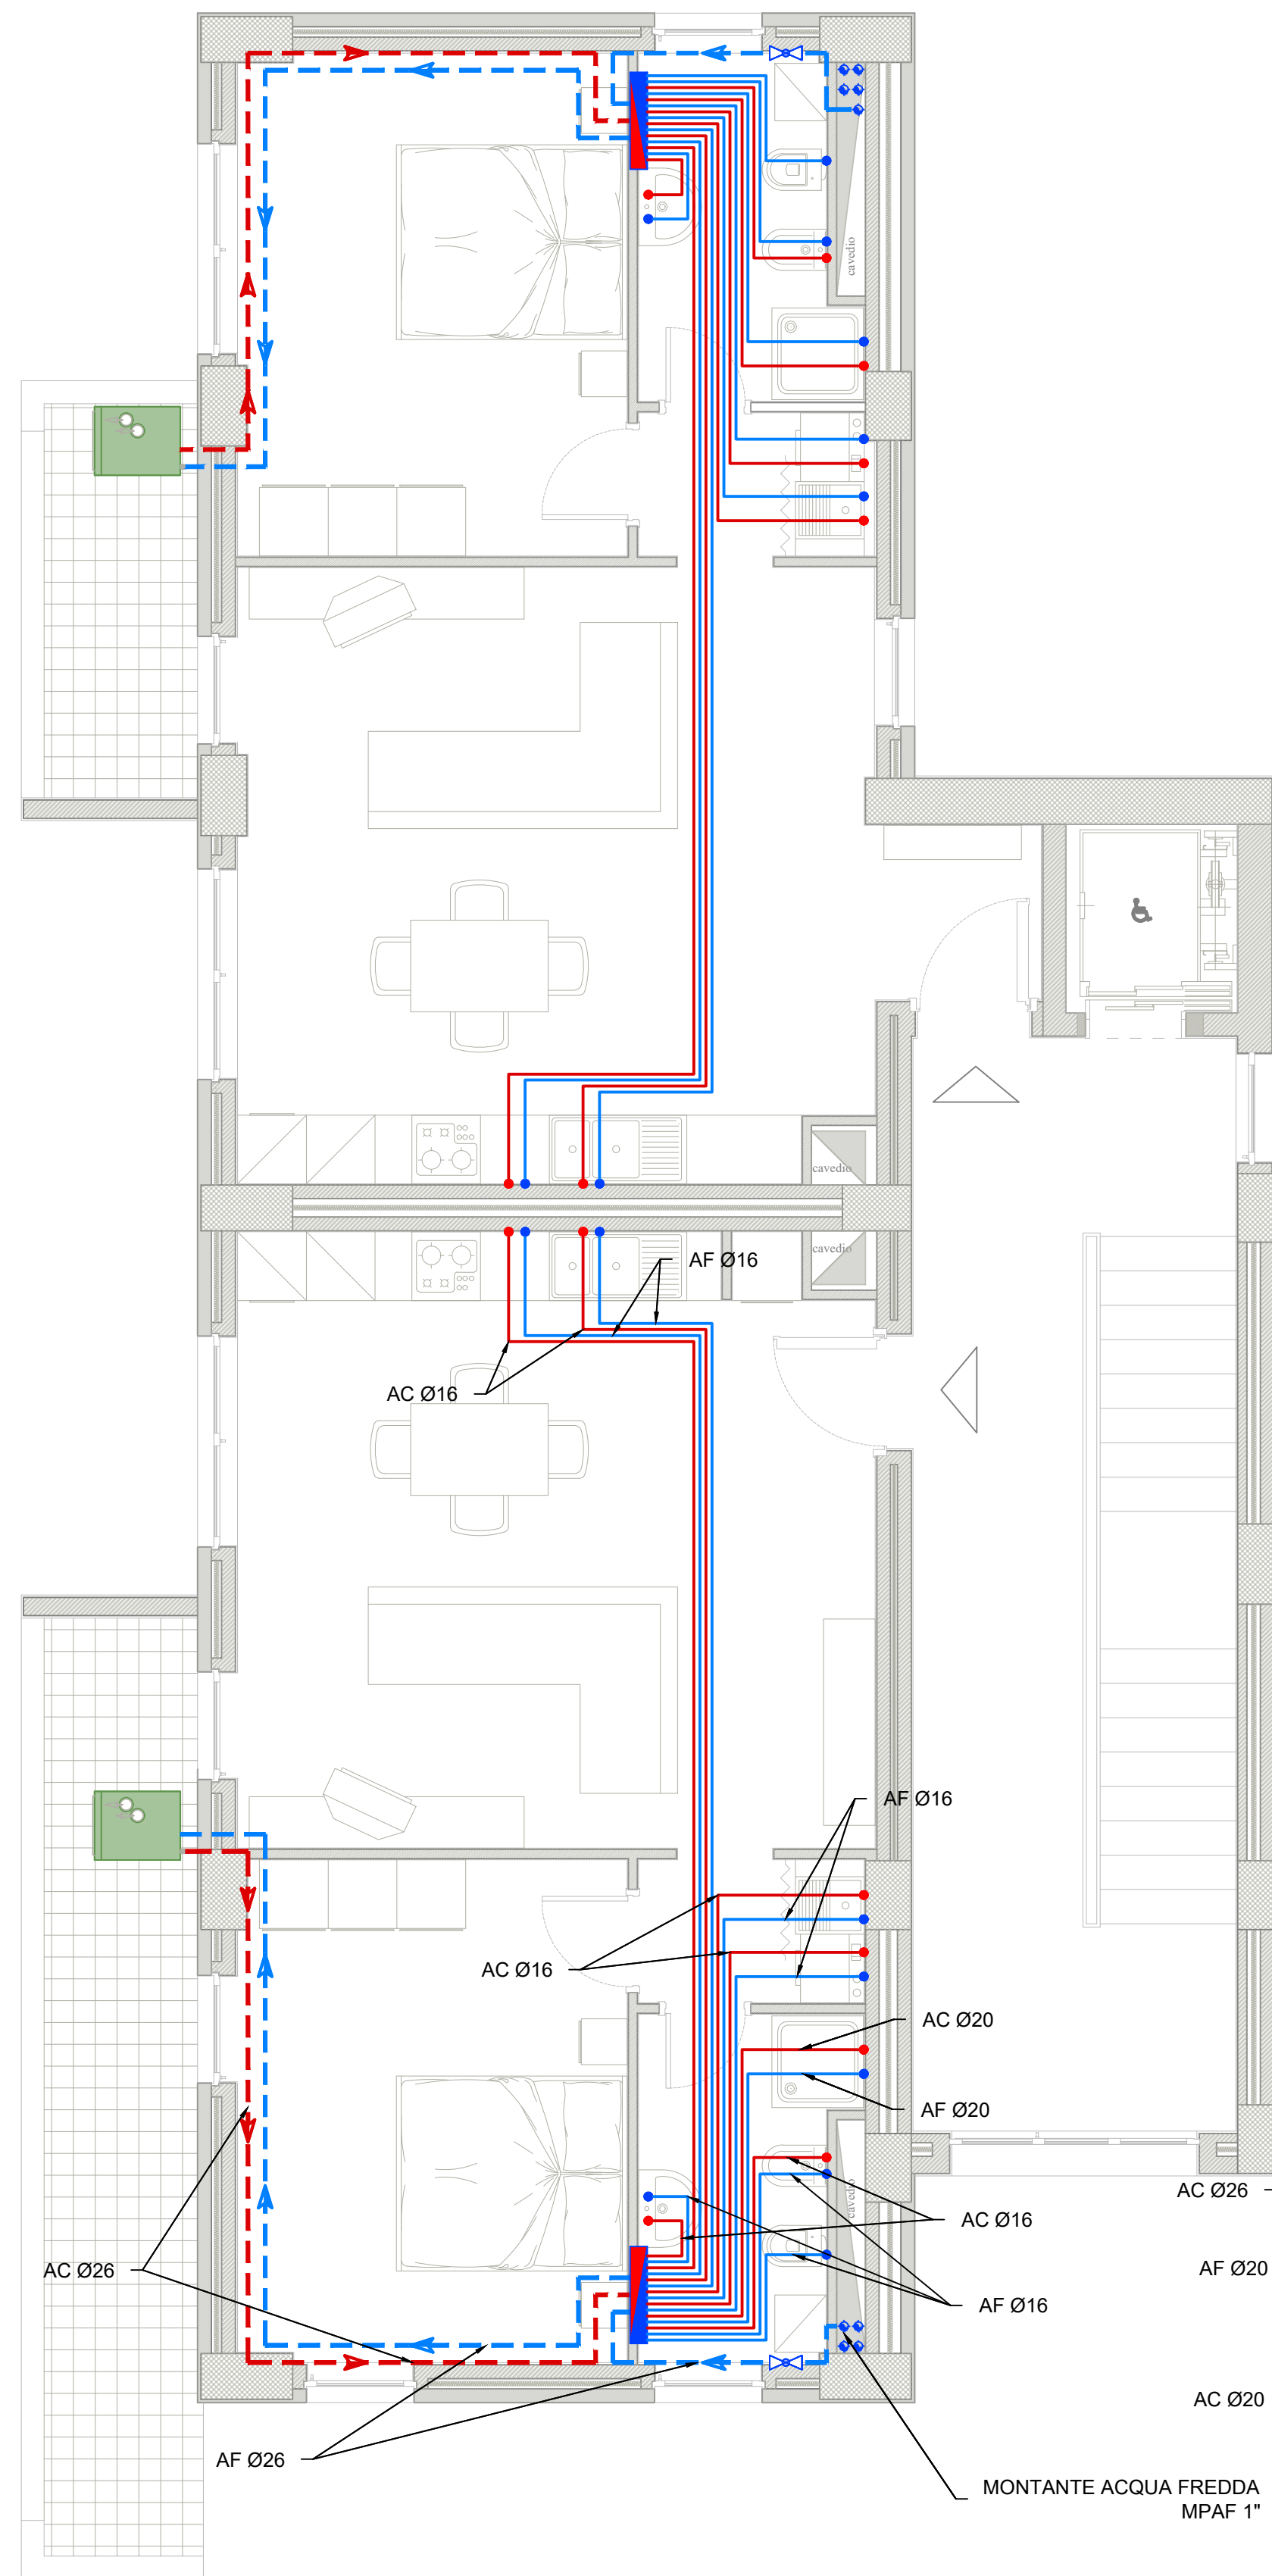

	Distr. principale acqua fredda - LPAF Tubazione in multistrato
	Distr. principale acqua calda - LPACS Tubazione in multistrato
	Distr. secondaria acqua fredda - AF Tubazione in multistrato
	Distr. secondaria acqua calda - ACS Tubazione in multistrato
	Carico impianto acqua fredda - CIAF Tubazione in multistrato

-  Gruppo termico e/o modulo idronico
(caldaia a condensazione)
Dimensioni: 600 x 750 x 1970 (h) mm

TABELLA DEI COLLEGAMENTI IDRICO-SANITARIO		
DESCRIZIONE	DIAMETRO ACQUA FREDDA (mm)	DIAMETRO ACQUA CALDA (mm)
Vaso	16	
Lavabo	16	16
Bidet	16	16
Vasca / doccia	20	20
Lavello cucina	16	16
Lastoviglie	16	16
Lavatrice	16	16
Collettore	26	26
Gruppo termico	26	26

1. Le tubazioni di collegamento fra la caldaia, il collettore Caleffi, Far o similare, e la colonna montante, saranno installate sotto traccia a pavimento; mentre le tubazioni di collegamento fra il collettore e le utenze, correranno prima sotto traccia a pavimento, e quindi in salita sotto traccia a parete verso le utenze;
2. Tutte le tubazioni di acqua calda e fredda (dorsali e distribuzione interna) saranno del tipo multistrato con coibentazione esterna conforme all'ALL.8 del DPR 412/93;
3. Riduttore di pressione, filtro acqua, valvola di intercettazione e valvola di non ritorno verranno installate nella parte di tubazione posizionata nel cavedio in posizione ispezionabile;

COMPLETAMENTO DELL'INTERVENTO DI EDILIZIA ABITATIVA SOSTITUTIVA PER LA REALIZZAZIONE DI 126 ALLOGGI IN VIA CUPA SPINELLI - CIRCOSCRIZIONE CHIAIANO																																																																																													
1° LOTTO FUNZIONALE - CUP: B6ZJ01000030008																																																																																													
PROGETTO ESECUTIVO																																																																																													
PROGETTAZIONE ATI: INGEGNERIA e SVILUPPO S.R.L. e ING. SERGIO CAMERA DOTT. ING. RUSSO ANTONIO SEGRETE A PUBBLICITÀ DEDICATA N° PUBLI.C.: 13012 DIPARTIMENTO REGIONALE DEL TERRITORIO REGIONE CAMPANIA San Vitiiano (NA) Via Nazionale delle Puglie n. 25/ Telefono: 0815198872 e-mail info@ingegneriaesviluppo.com pec info@gpcce-estregiongna Campania.it Ci e P.IVA n. 07918340634 COORDINAMENLO DEL PROGETTO: Ing. ANTONIO RUSSO DIRETTORE DEI LAVORI: Ing. SERGIO CAMERA INTEGRATOION SPECIALIS-. Ing. FRANCESCO SIRIGNANO GRUPPO DI LAVORO: Arch. VINCENTO RUSSO Ing. PASQUALINO DE LAURENTIS Arch. MADALIANA GAGLIONE Geom. VINENZIO AUTORINO																																																																																													
COMMITTEE: Comune di Napoli Area Trasformazione del Territorio Servizio Edilizia Residenziale Publica e Nuove Centralità Dirigente: Arch. PAOLA CEROTTO RUP: Ing. GIOVANNI DE CARLO																																																																																													
APPROVAZIONI:																																																																																													
OGGETTO: IMPIANTO DI DISTRIBUTONE ACQUA ALLOGGI: PIANTA PIANO SECONDO - CORPO A-B																																																																																													
ELABORATO: IMM.AB_10 SCALA: 1:50 COMMESISA: I/22_B8 REDAZIONE: SIC VERIFICA: SIR APPROVAZIONE: ARU																																																																																													
<table border="1"><thead><tr><th>Rev</th><th>Data</th><th>Motivazione</th><th>Redatto</th><th>Verificato</th><th>Approvato</th><th>Autorizzato</th></tr></thead><tbody><tr><td></td><td></td><td></td><td></td><td></td><td></td><td></td></tr><tr><td></td><td></td><td></td><td></td><td></td><td></td><td></td></tr><tr><td></td><td></td><td></td><td></td><td></td><td></td><td></td></tr><tr><td></td><td></td><td></td><td></td><td></td><td></td><td></td></tr><tr><td></td><td></td><td></td><td></td><td></td><td></td><td></td></tr><tr><td></td><td></td><td></td><td></td><td></td><td></td><td></td></tr><tr><td></td><td></td><td></td><td></td><td></td><td></td><td></td></tr><tr><td></td><td></td><td></td><td></td><td></td><td></td><td></td></tr><tr><td></td><td></td><td></td><td></td><td></td><td></td><td></td></tr><tr><td></td><td></td><td></td><td></td><td></td><td></td><td></td></tr><tr><td></td><td></td><td></td><td></td><td></td><td></td><td></td></tr></tbody></table>										Rev	Data	Motivazione	Redatto	Verificato	Approvato	Autorizzato																																																																													
Rev	Data	Motivazione	Redatto	Verificato	Approvato	Autorizzato																																																																																							
A termine di legge ci riserviamo la proprietà di questo elaborato ed i diritti ad esso correlati con divieto di riprodurlo, salvo esplicita autorizzazione.																																																																																													