


PIANTA PIANO PRIMO

- CORPO A-B -


scala 1:50

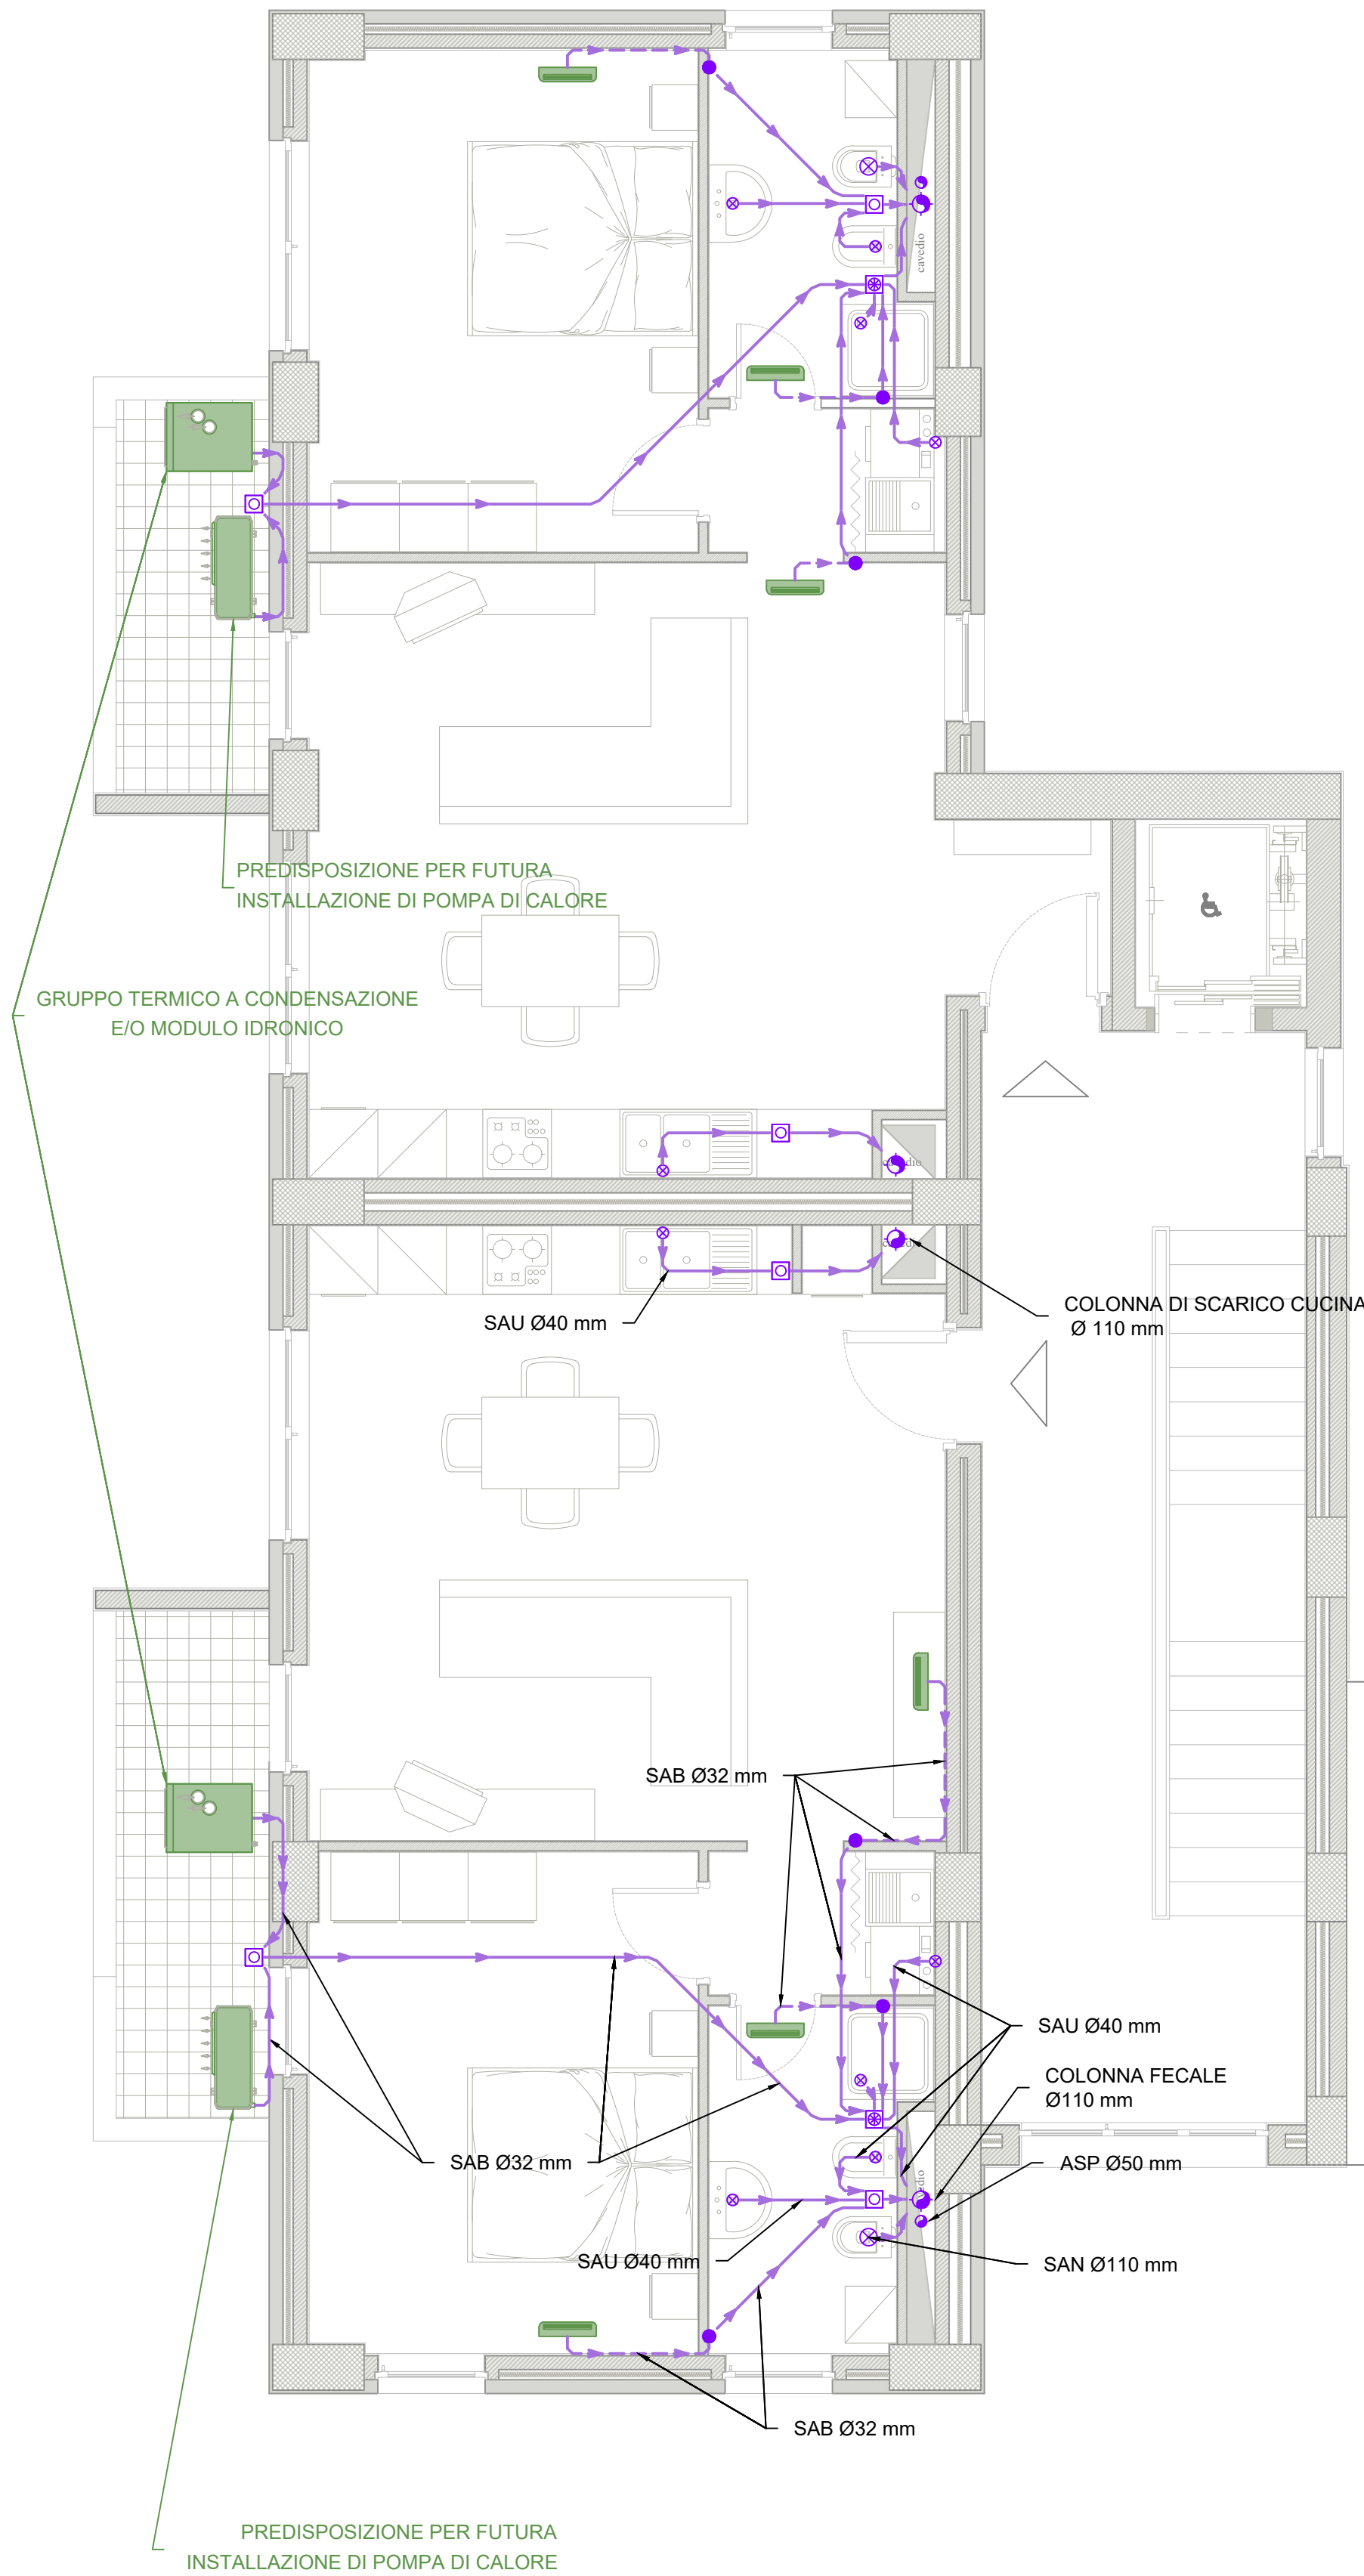

Legenda simboli

	Pozzetto di ispezione sifonato - tipo Firenze Dimensioni: 80 x 80 cm
	Linea di scarico secondaria posta a parete Tubazione in PEAD PN10
	Montante di discesa pareti Tubazione in PEAD PN10
	Pozzetto griglia raccolta acque sifonate
	Scarico acque bianche

	Linea di scarico principale Tubazione in PEAD PN10
	Montante di scarico acque nere Tubazione in PEAD PN10
	Punto di scarico singolo apparecchio
	Pozzetto d'ispezione sifonato "PI"
	Scarico acque usate
	Linea di scarico secondaria posta sotto traccia Tubazione in PEAD PN10
	Montante ventilazione secondaria Tubazione in PEAD PN10
	Ventilconvettore idronico a parete Dimensioni: 915 x 230 x 290 (h) mm
	Scarico acque nere
	Aspirazione

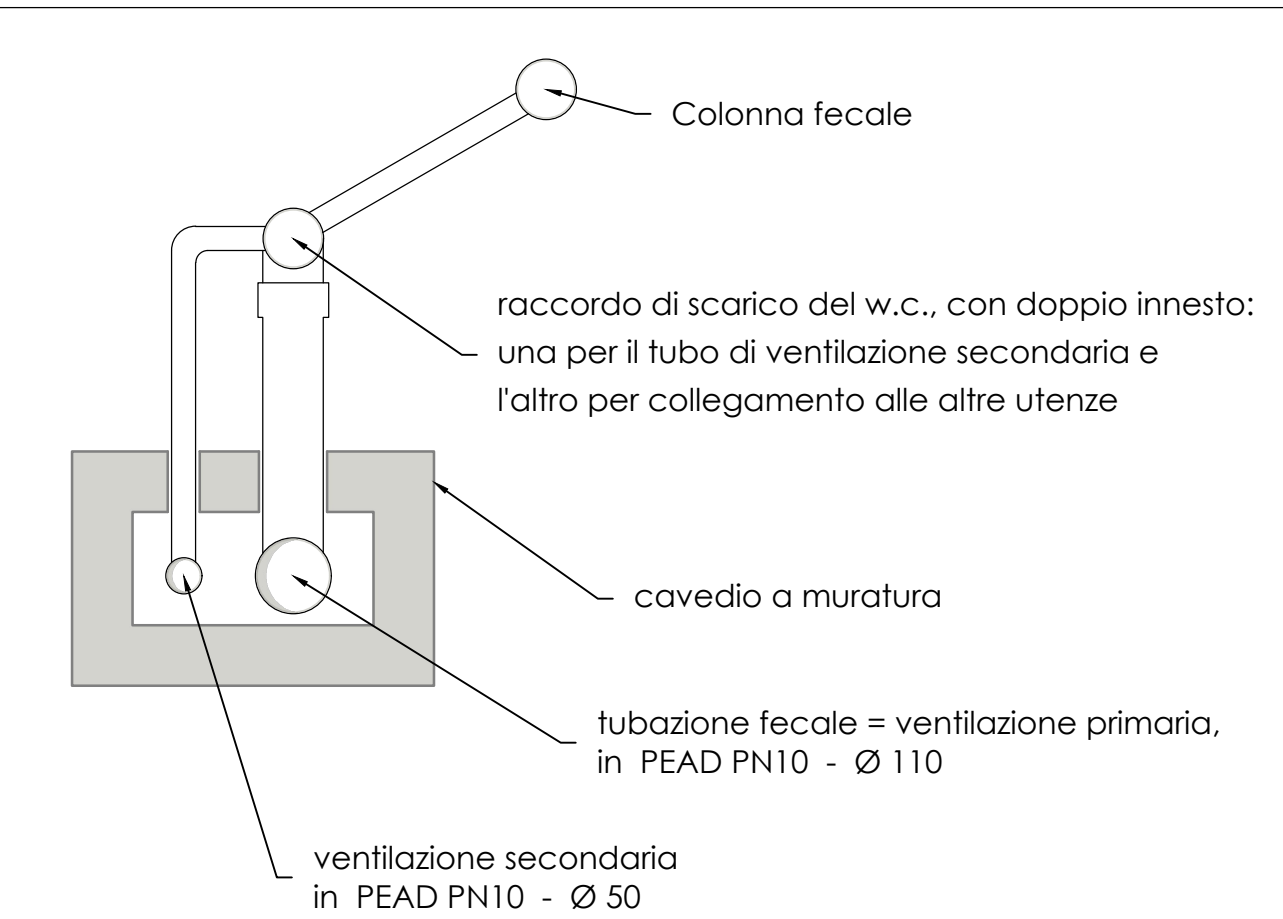

SCHEMA TIPICO DELL'ATTACCO DELLE COLONNE FECALI
scala adattata

NOTE

- 1 - Tubazioni in PVC;
- 2 - Pendenza tubazioni 1%;

OPERE PREVISTE NEL PROGETTO MA ESCLUSE DALL'APPALTO

- **SCARICO ACQUE BIANCHE VENTILCONVETTORE - CORRIDOIO**
Lo scarico delle acque bianche del ventilconvettore posizionato nel corridoio è stato previsto nel presente progetto, ma verrà escluso dall'appalto;
- **SCARICO ACQUE BIANCHE VENTILCONVETTORE - BAGNI**
Lo scarico delle acque bianche del ventilconvettore posizionato nel bagno è stato previsto nel presente progetto, ma verrà escluso dall'appalto;

