


Oggetto
AMPLIAMENTO DEL PARCHEGGIO DI SCAMBIO INTEGRATO CHIATANO

PROGETTO ESECUTIVO		Codice
Titolo elaborato		EG IA3
Edificio - Pianta dispositivi e misure antincendio - Primo piano		
Il Commissario Delegato Sindaco di Napoli		Il Soggetto Attuatore
on. Rosa Iervolino Russo		on. Luigi Masana
Responsabile Unico del Procedimento Ing. Gianfranco Pomichino		Progettisti Ing. Fioranza De Cicco Ing. Rodolfo Picciano arch. Armando Tagliatela
data SETTEMBRE 2009	revisione	0 scala 1/100

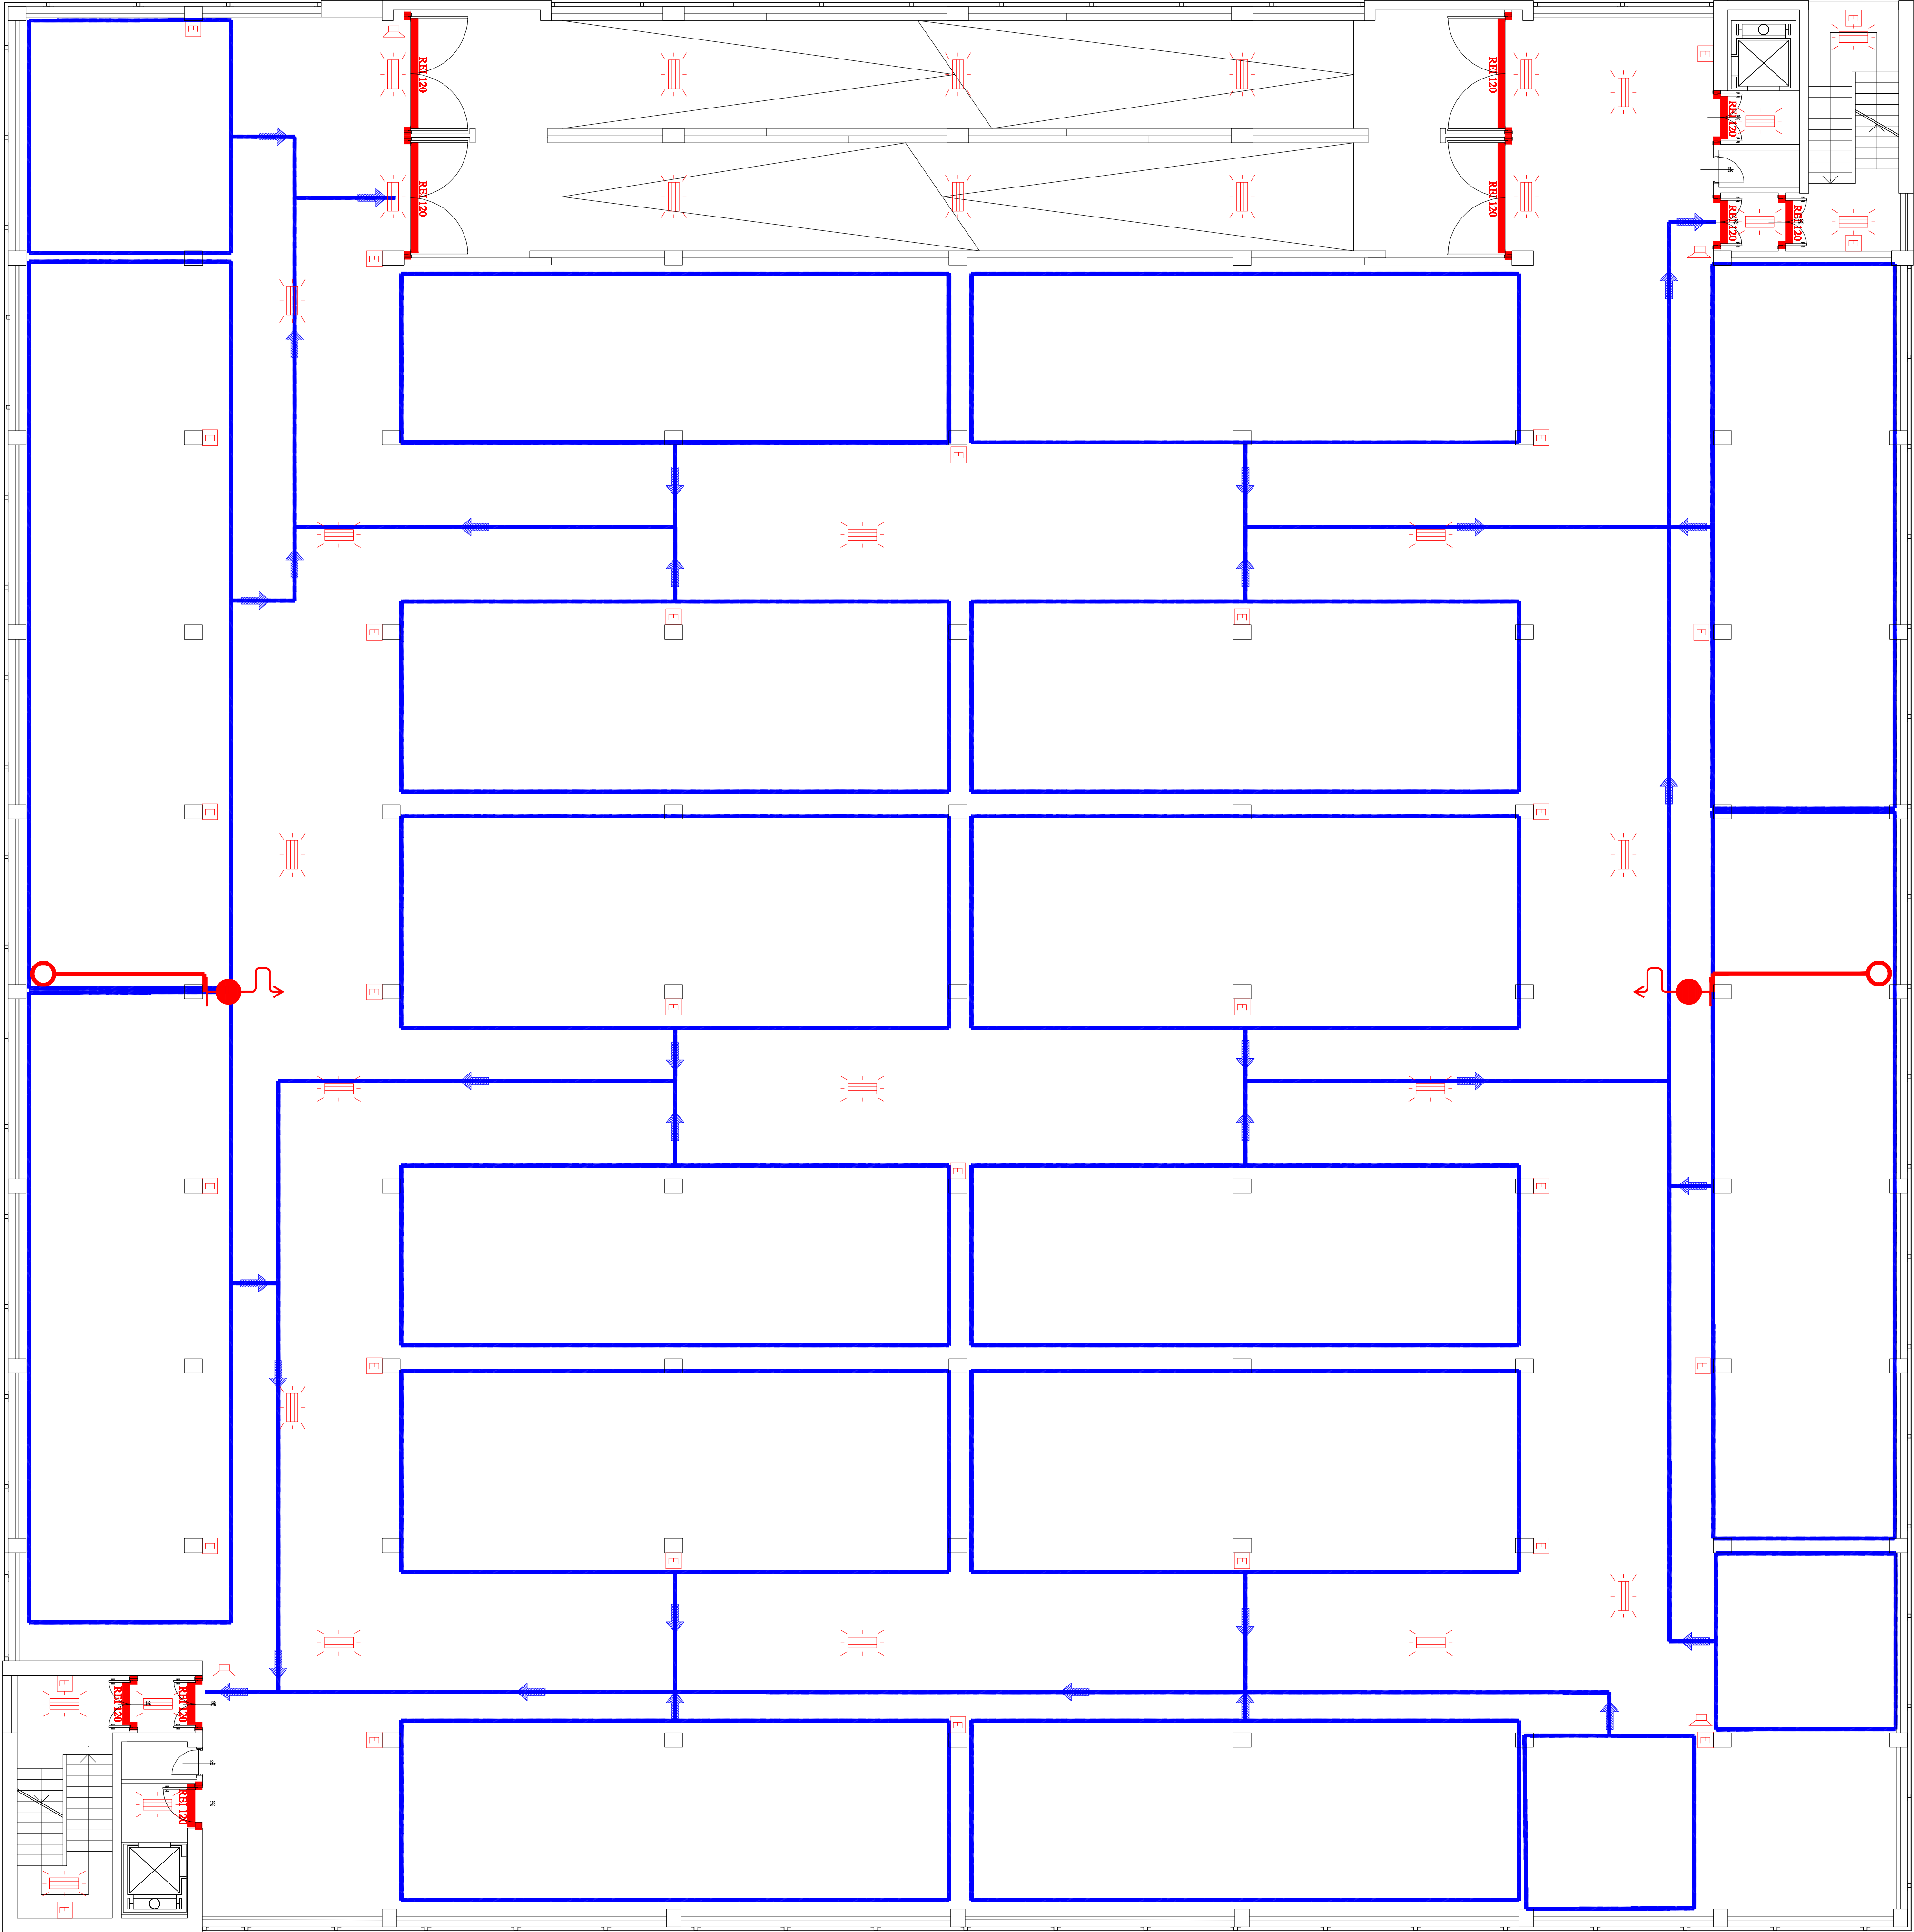

LEGENDA SIMBOLI ANTINCENDIO	
SIMBOLO	DESCRIZIONE
	Gruppo attacco motopompa VV.F.F. UNI 70
	Idrante ad incasso UNI45
	Idrante esterno UNI45
	Montante
	Porta con caratteristiche REI 120
	Estintore 21A89B
	Attoparlante/Sirena allarme
	Vie di seodo
	Tubo antincendio
	Percorsi di uscita
	Lampade autoalimentate di illuminazione di emergenza